


NOTA IMPORTANTE:
Las carpetas de H₂O² se fijarán a la pared mediante grampas omega ø80cm.

NOTA IMPORTANTE:
Todas la medidas y niveles se verificarán en obra.-
Se considera nivel 0.00 al nivel de piso de la thermometera debido a que se debe mantener este nivel igual que el nivel de piso del depósito.-

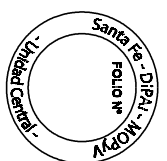

Ministerio de Obras Públicas y Urbanismo

DIPAI
Dirección Provincial de Ingeniería y Planificación

Inspector Provincial: Ing. María Palla

Director Provincial: Ing. María Palla

Subdirector Provincial: Ing. María Palla

Proyecto: Refuncionalización Edificio Archivo General de la Provincia

Obra: Refuncionalización Edificio Archivo General de la Provincia

Ubicación: Calle Francia 2351/55 - Santa Fe



RUBRO: ARQUITECTURA

PLANO: PLANTA INSTALACION SANITARIA (Pluvial)


NIVEL:

ESCALA: 1:100


NOTA: Verificar en obra la ubicación y nivel de las alcantarillas.

PLANO N°

10

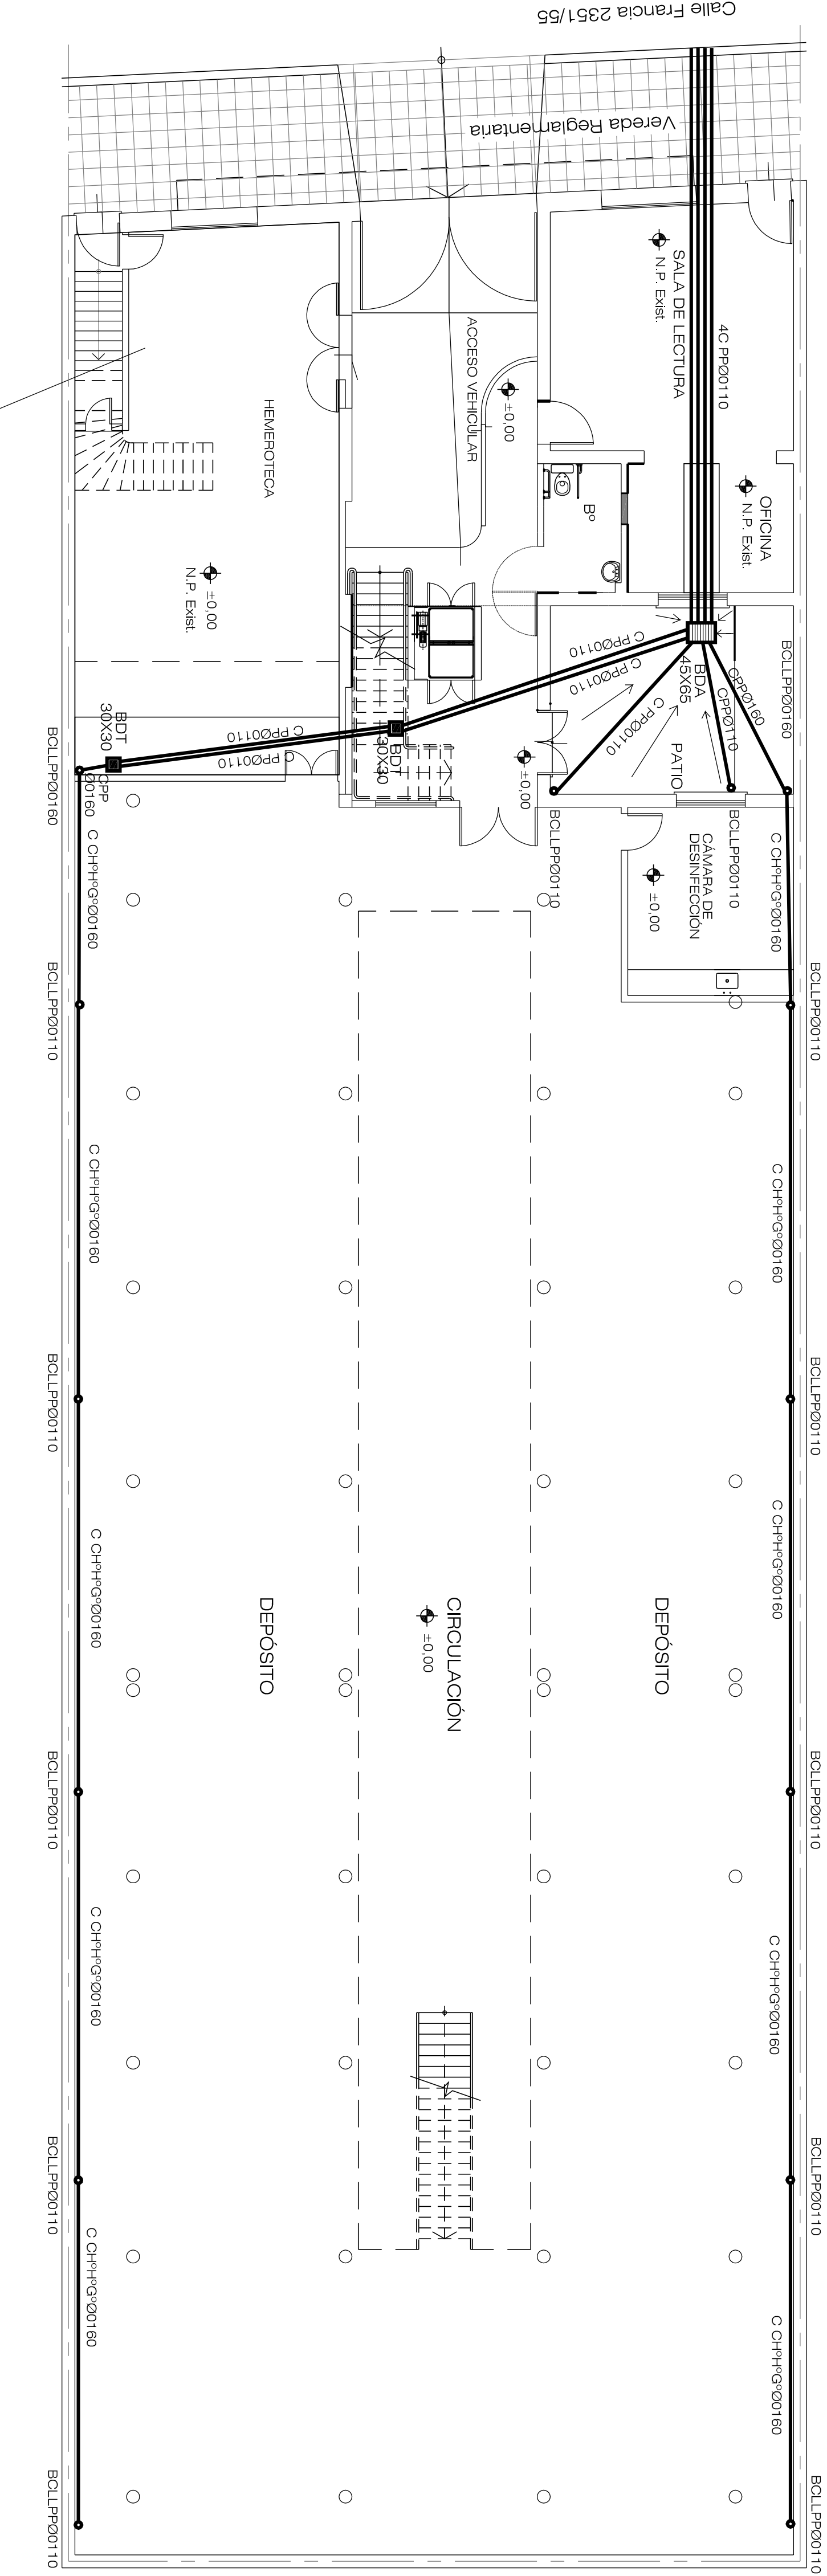

PLANTA BAJA

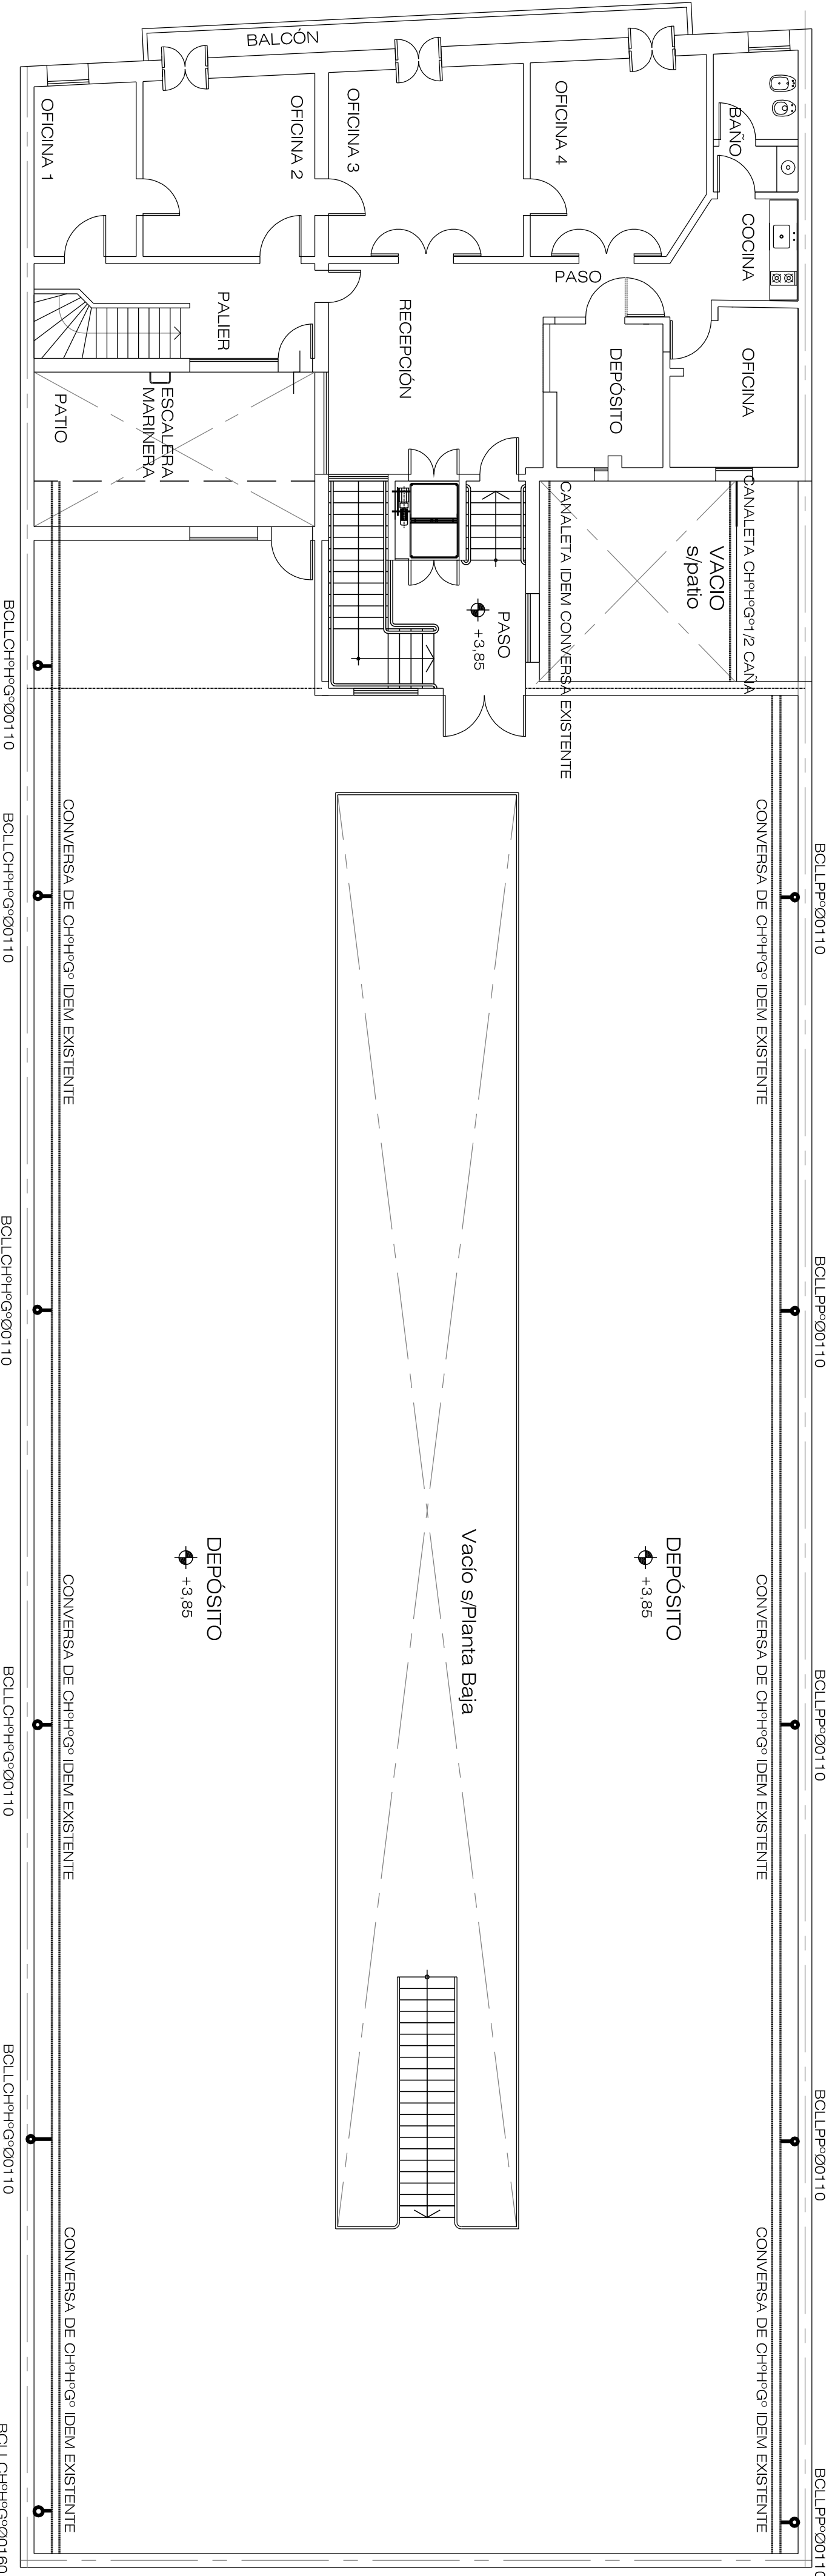

PLANTA ALTA