




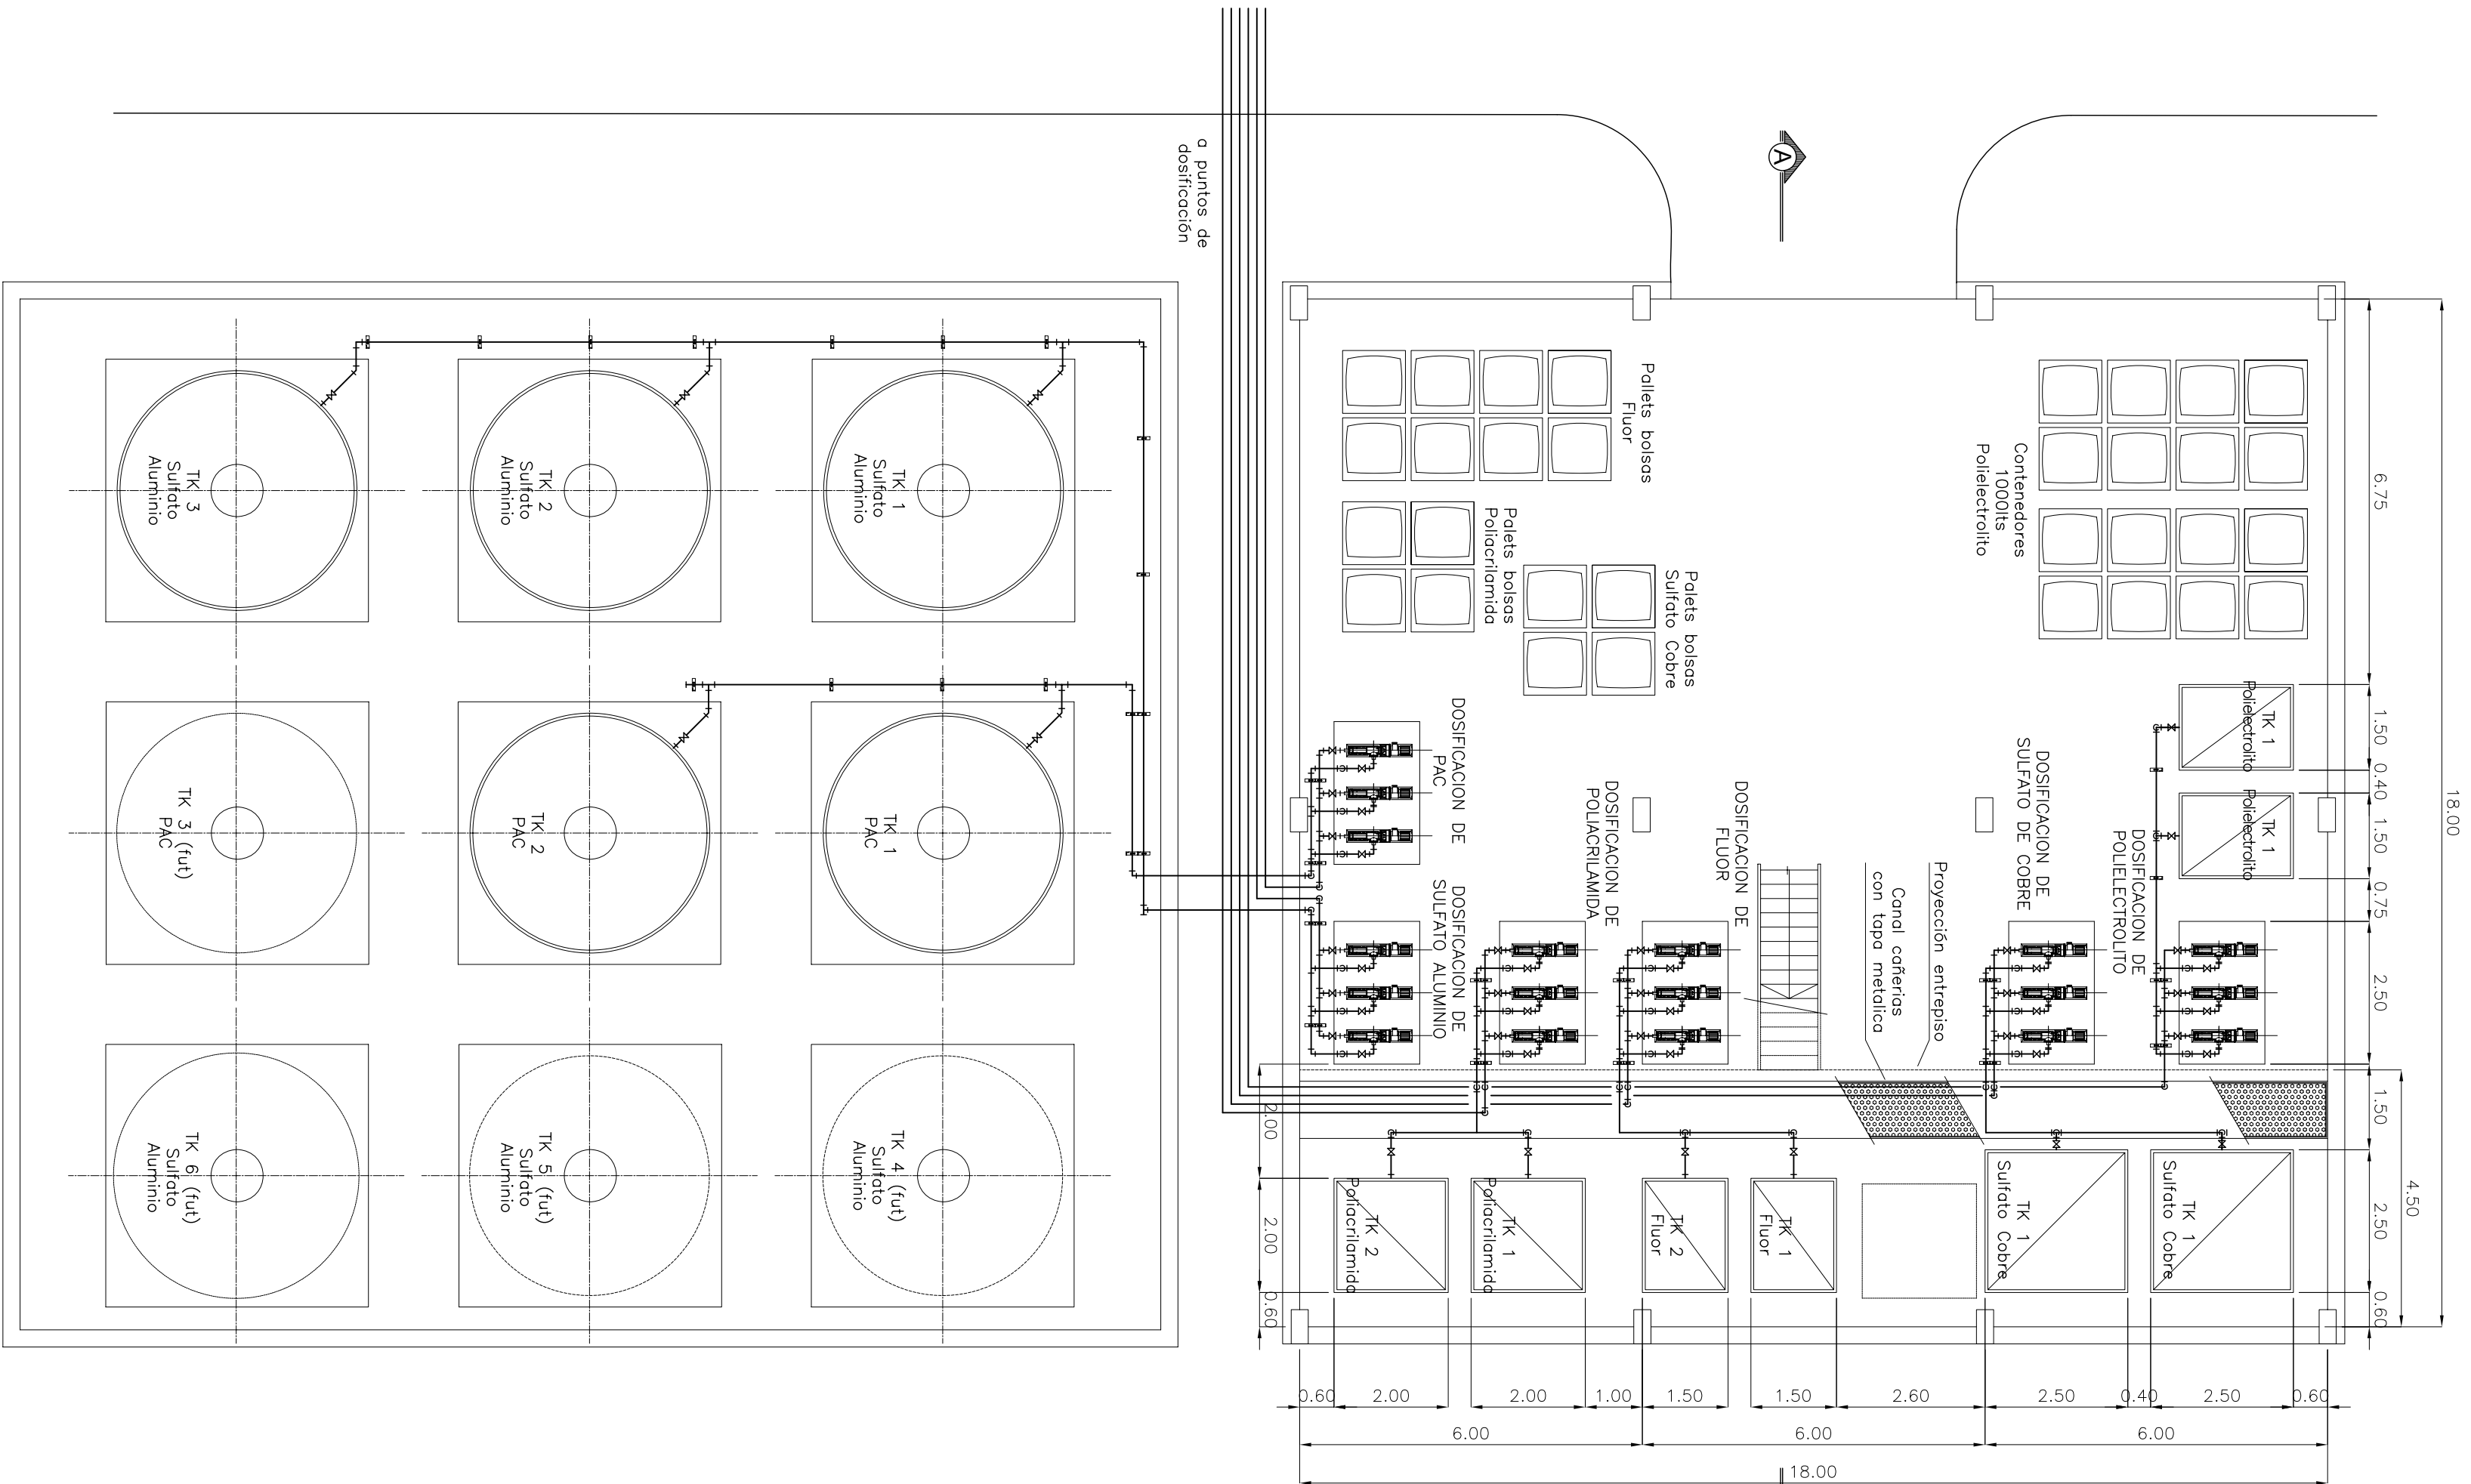

PLANTA BAJA

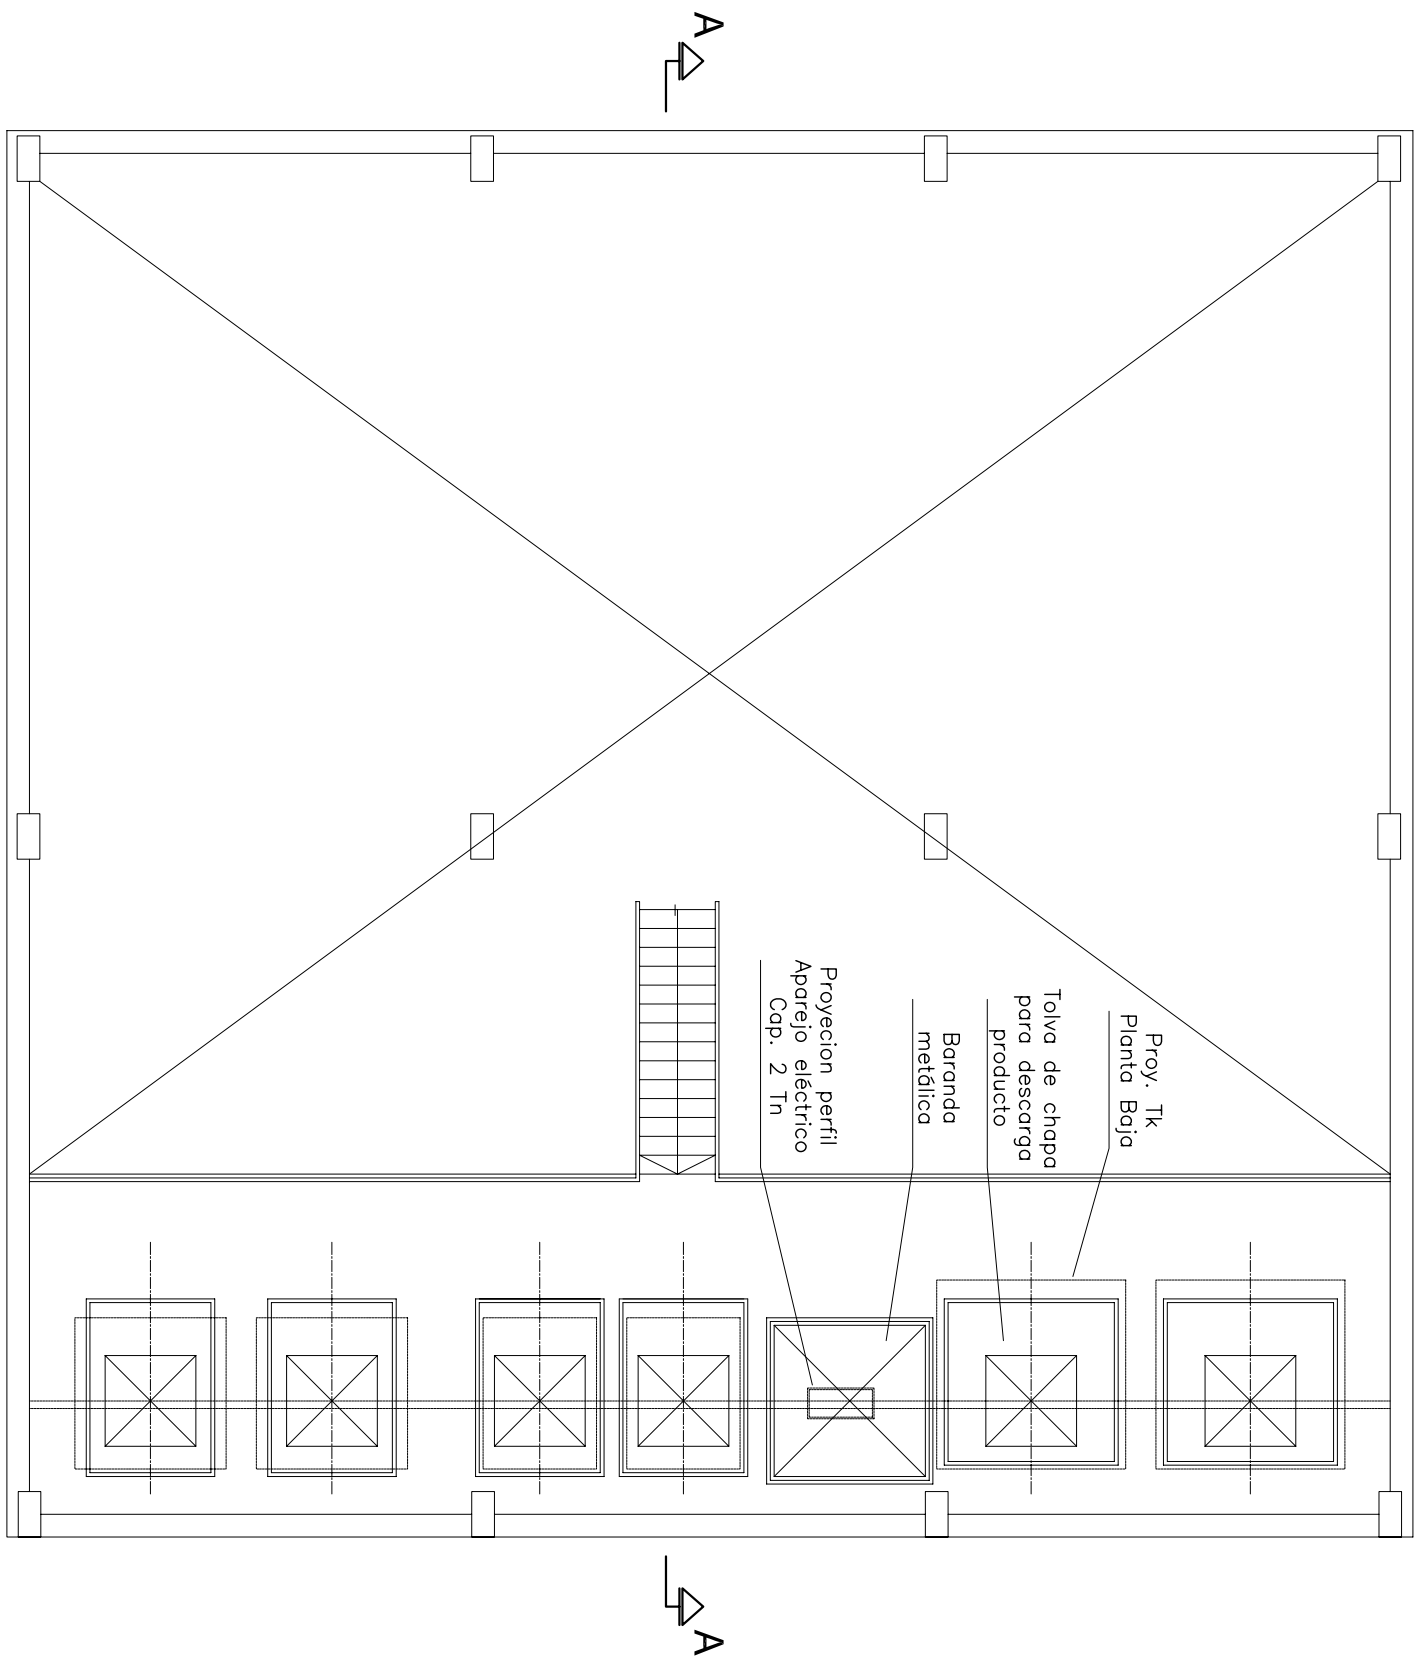

PLANTA ALTA

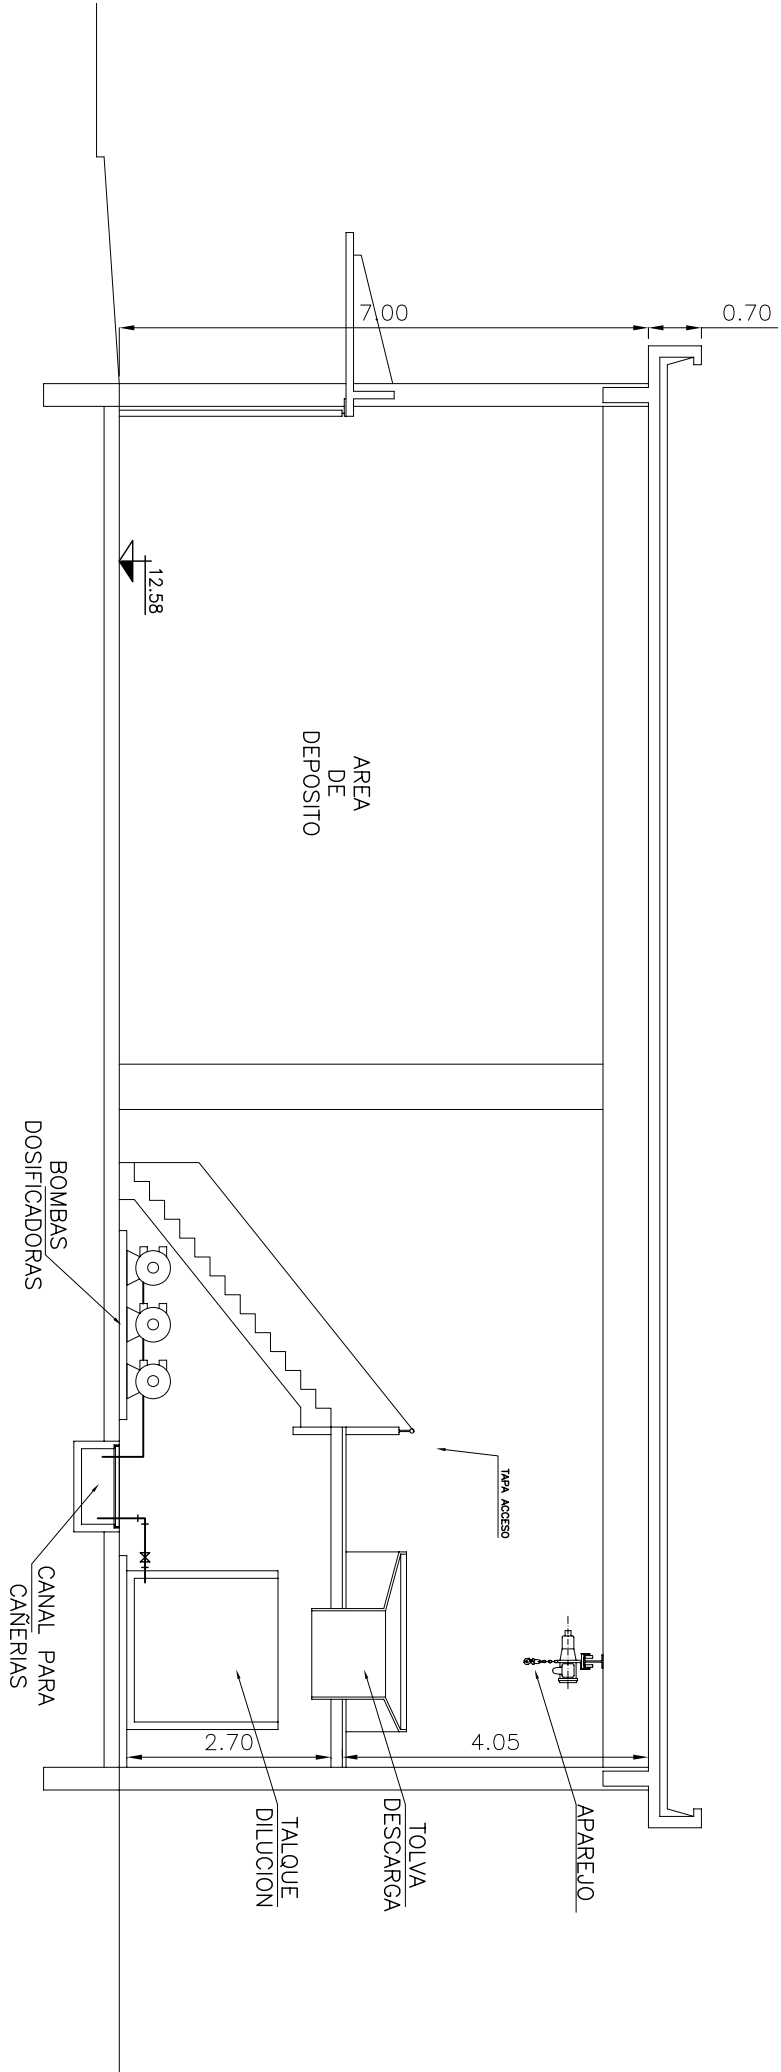

CORTE A-A



PRELIMINAR



PROVINCIA DE SANTA FE
MINISTERIO DE AGUAS, SERVICIOS PUBLICOS Y MEDIO AMBIENTE
SECRETARIA DE AGUAS

DIR. PROVINCIAL DE ANTEPROYECTO - ACUEDUCTO SUR
SISTEMA GRANADERO BAIGORRIA
CAPTACION DE AGUA CRUDA Y POTABILIZACION DE AGUA
CASA QUIMICA A
PLANTA GENERAL Y CORTE

PROYECTO ASSA
FECHA: AGOSTO 2008
ESCALA: 1:100
PLANO Nº: PP-700
REV.