




PLANTA BAJA

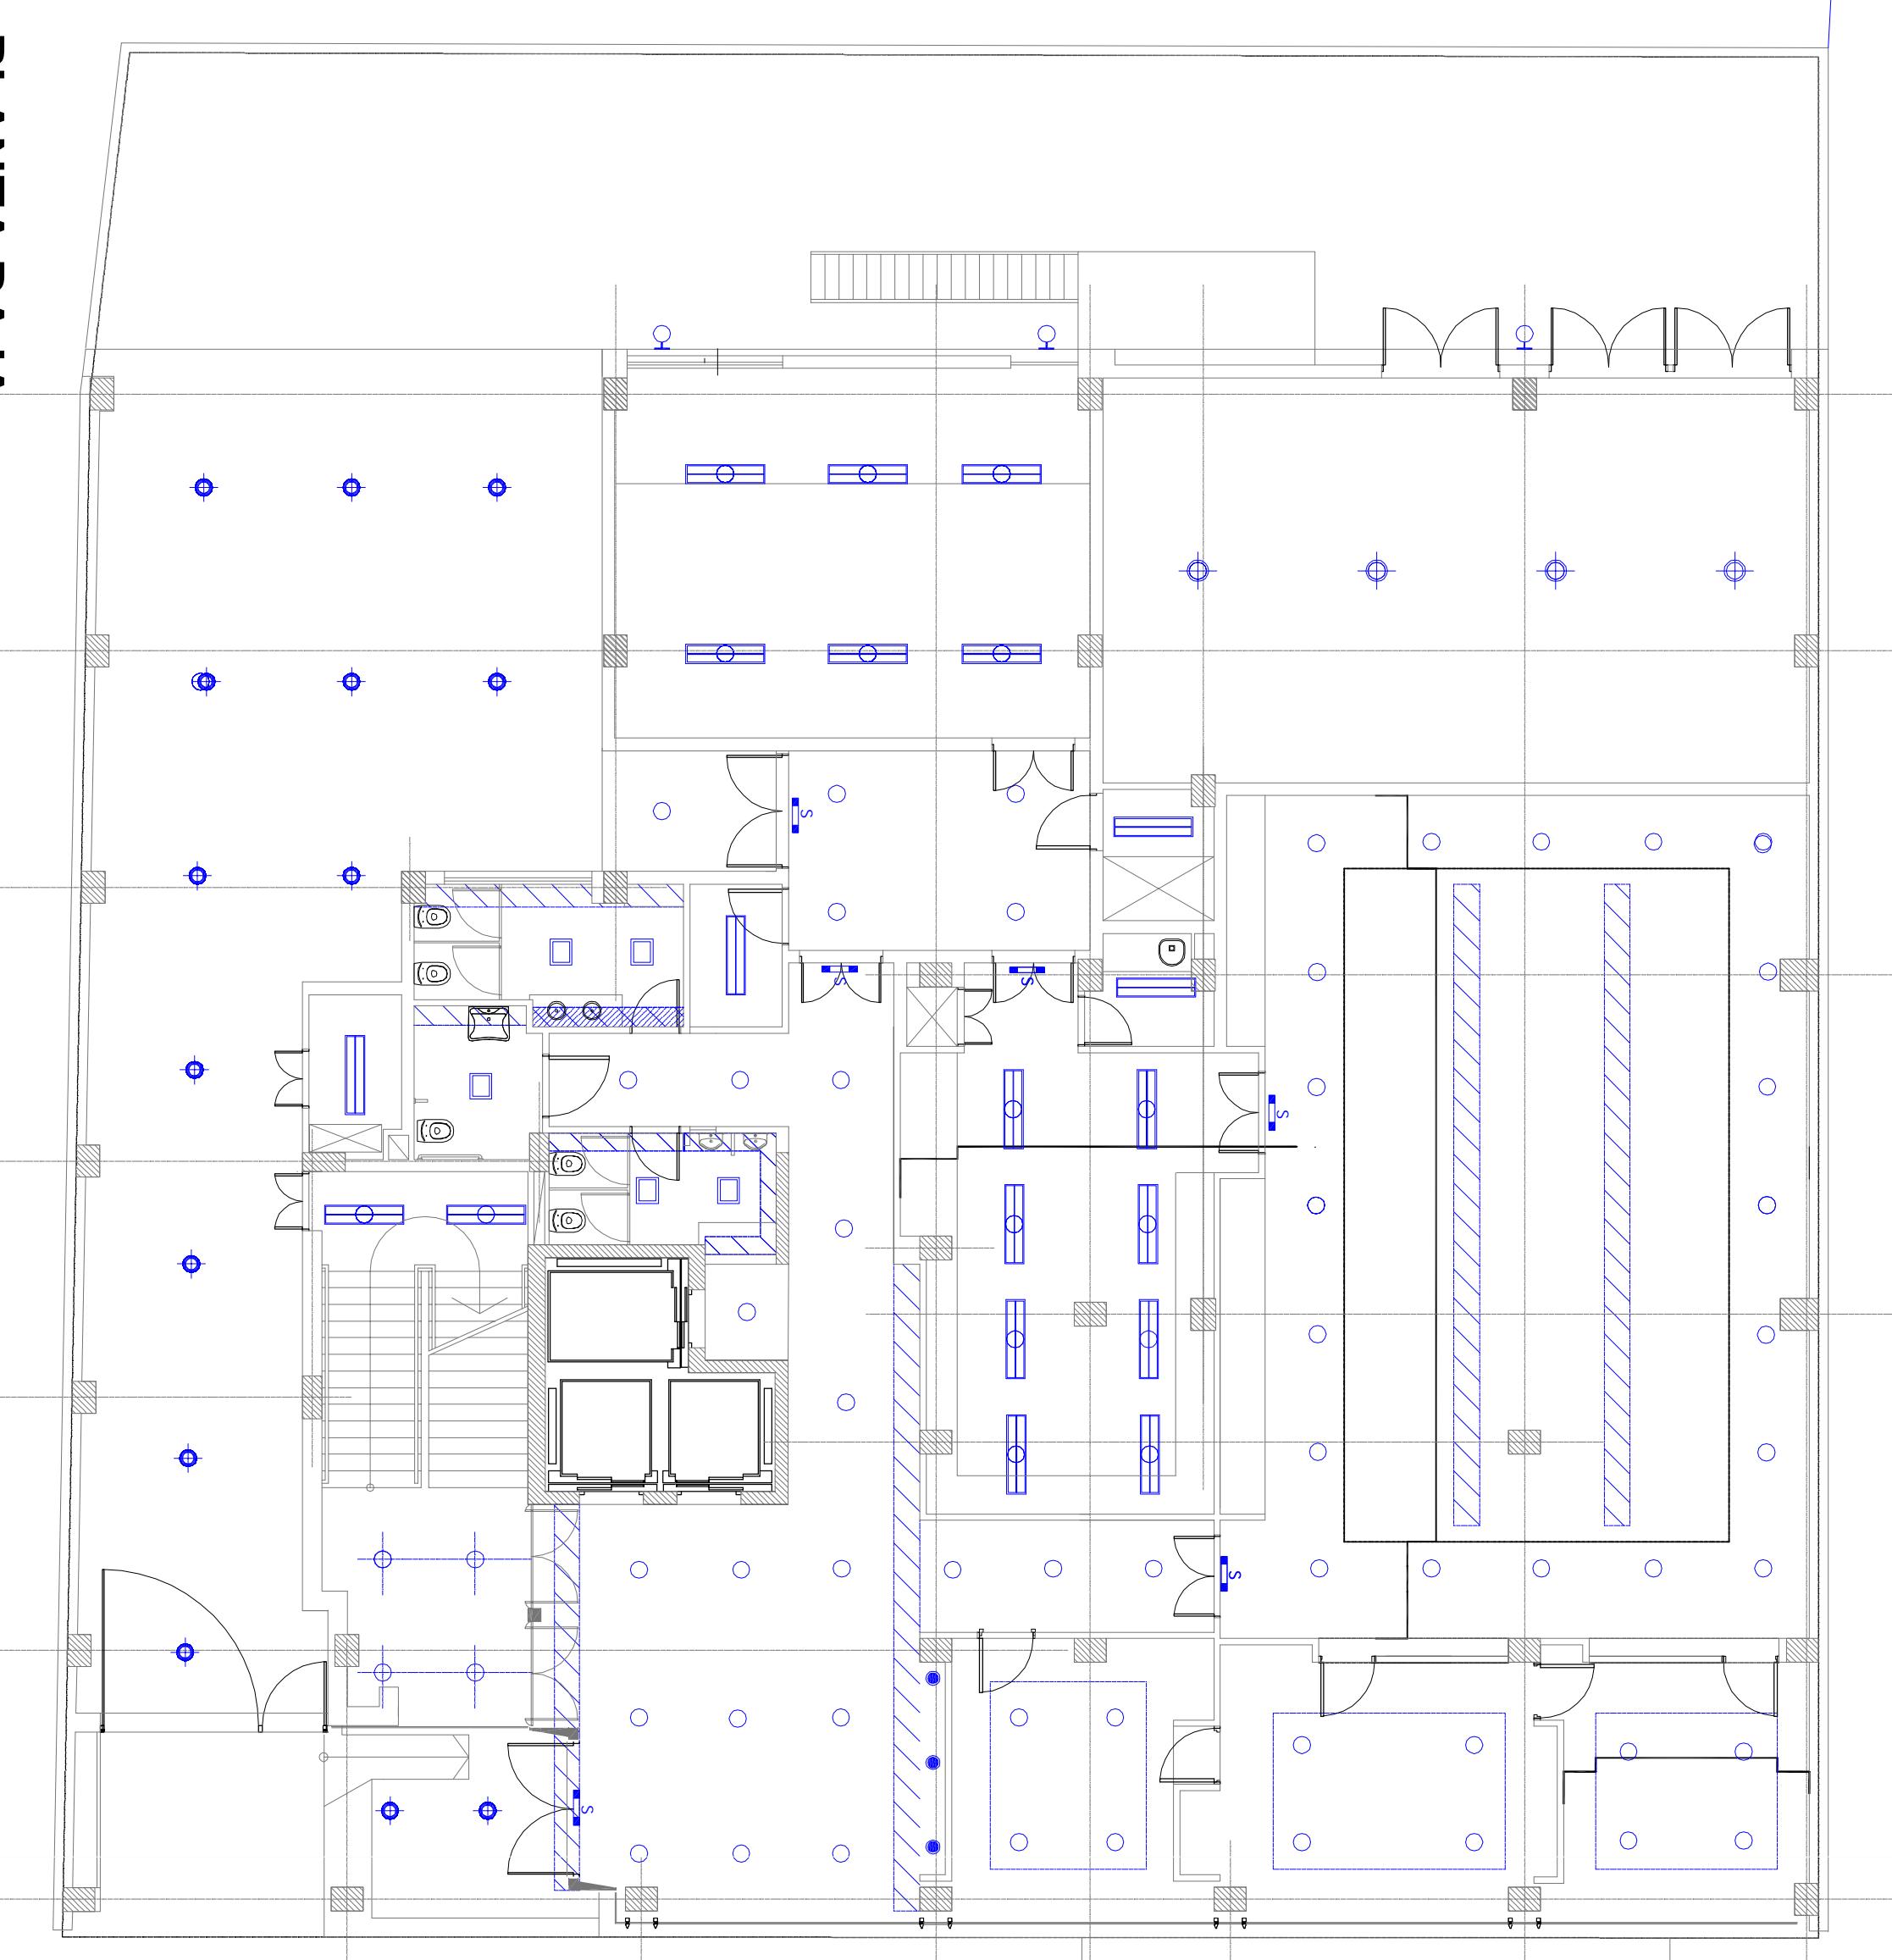


PLANTA 2DO PISO

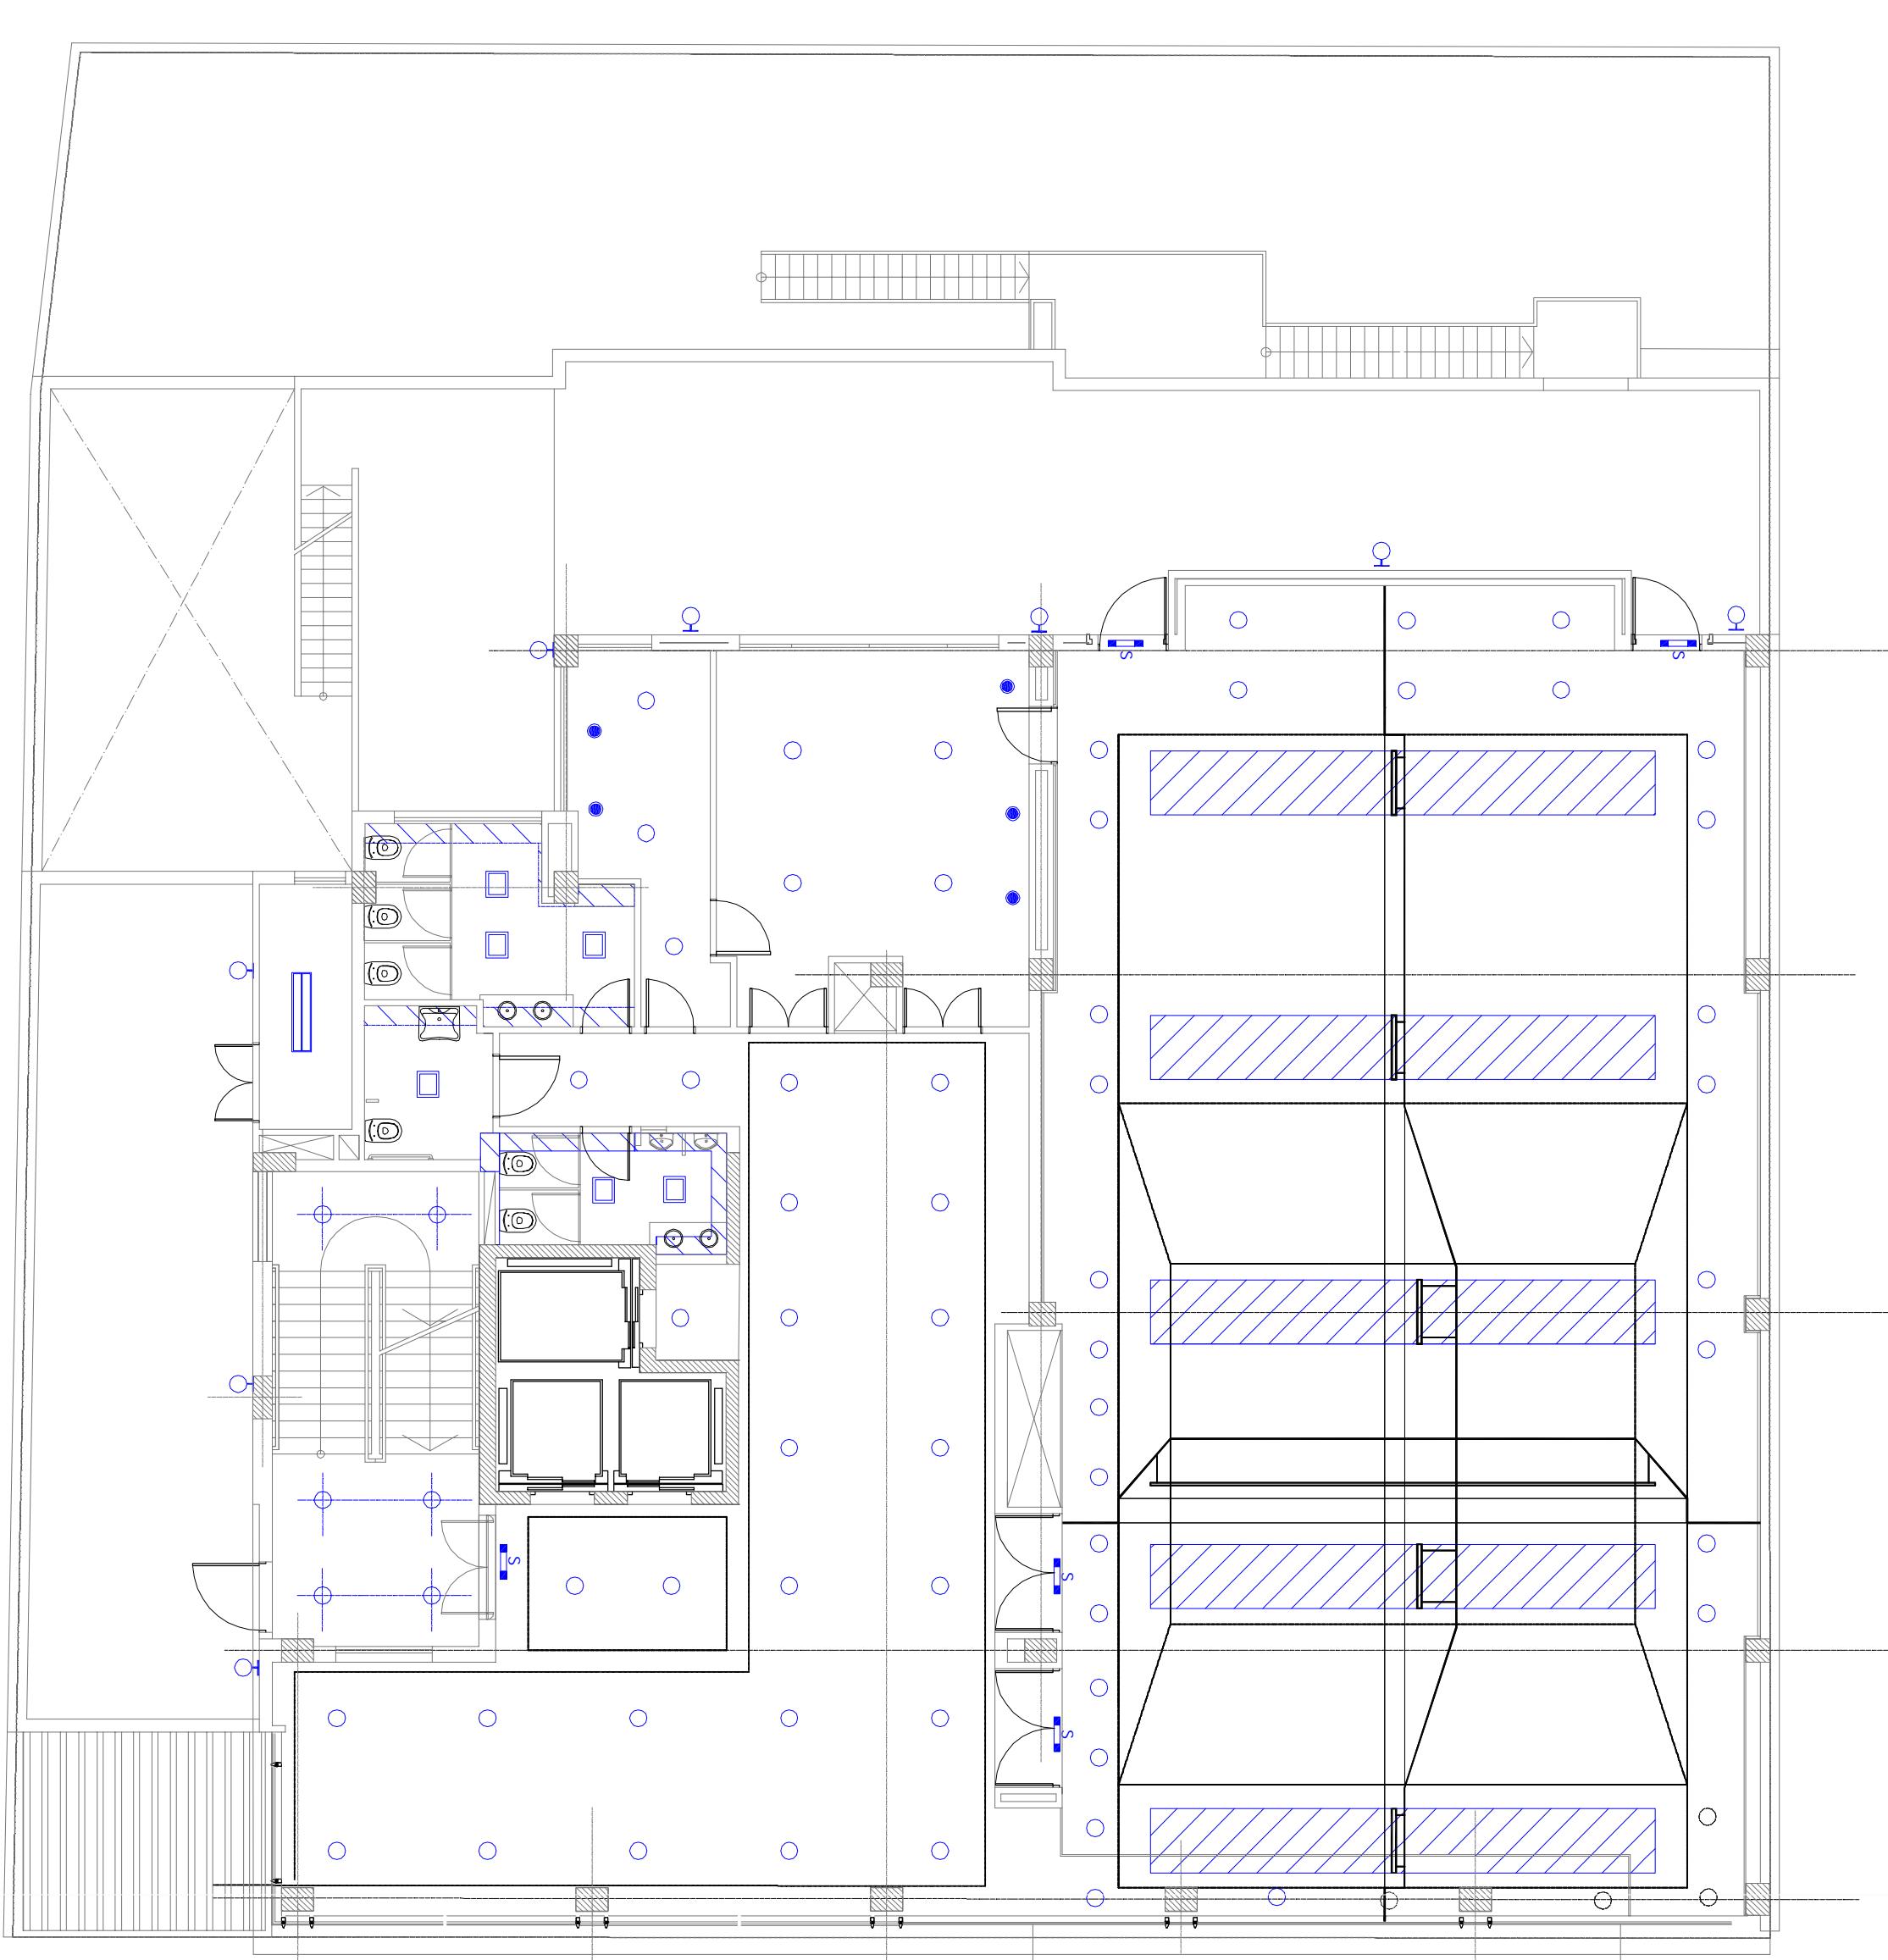

PLANTA 1ER PISO

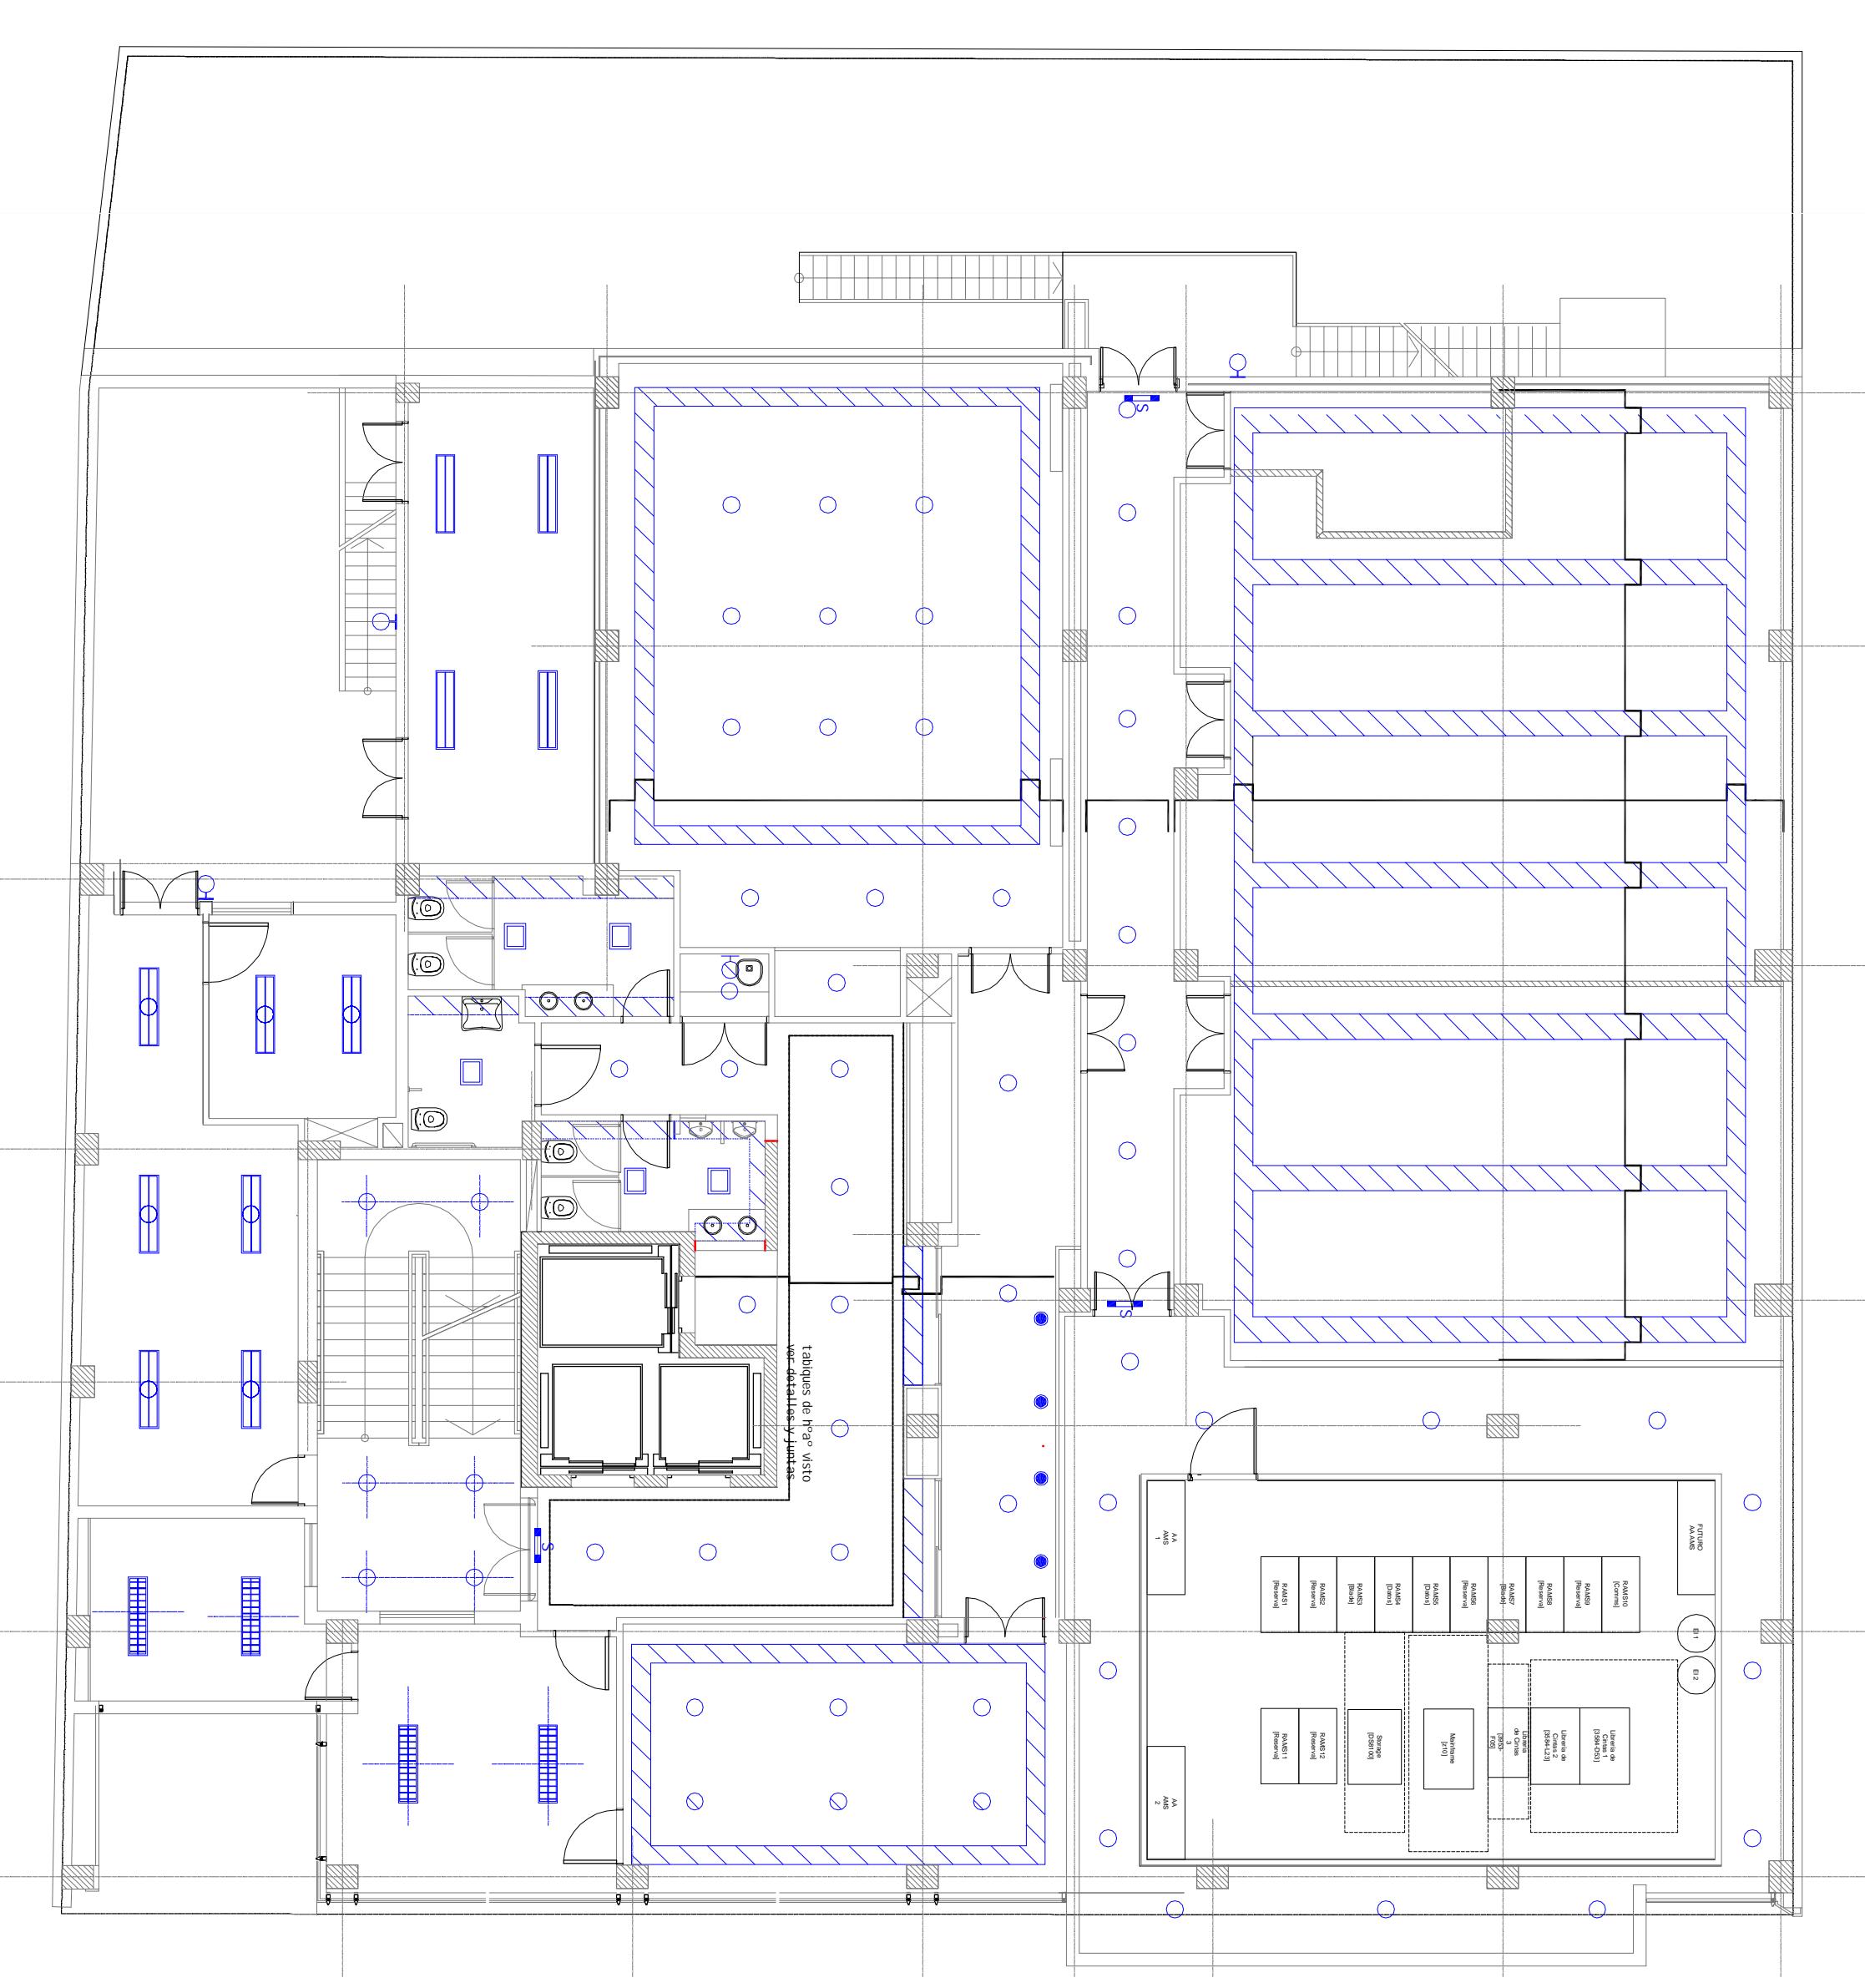

PLANTA TERRAZA

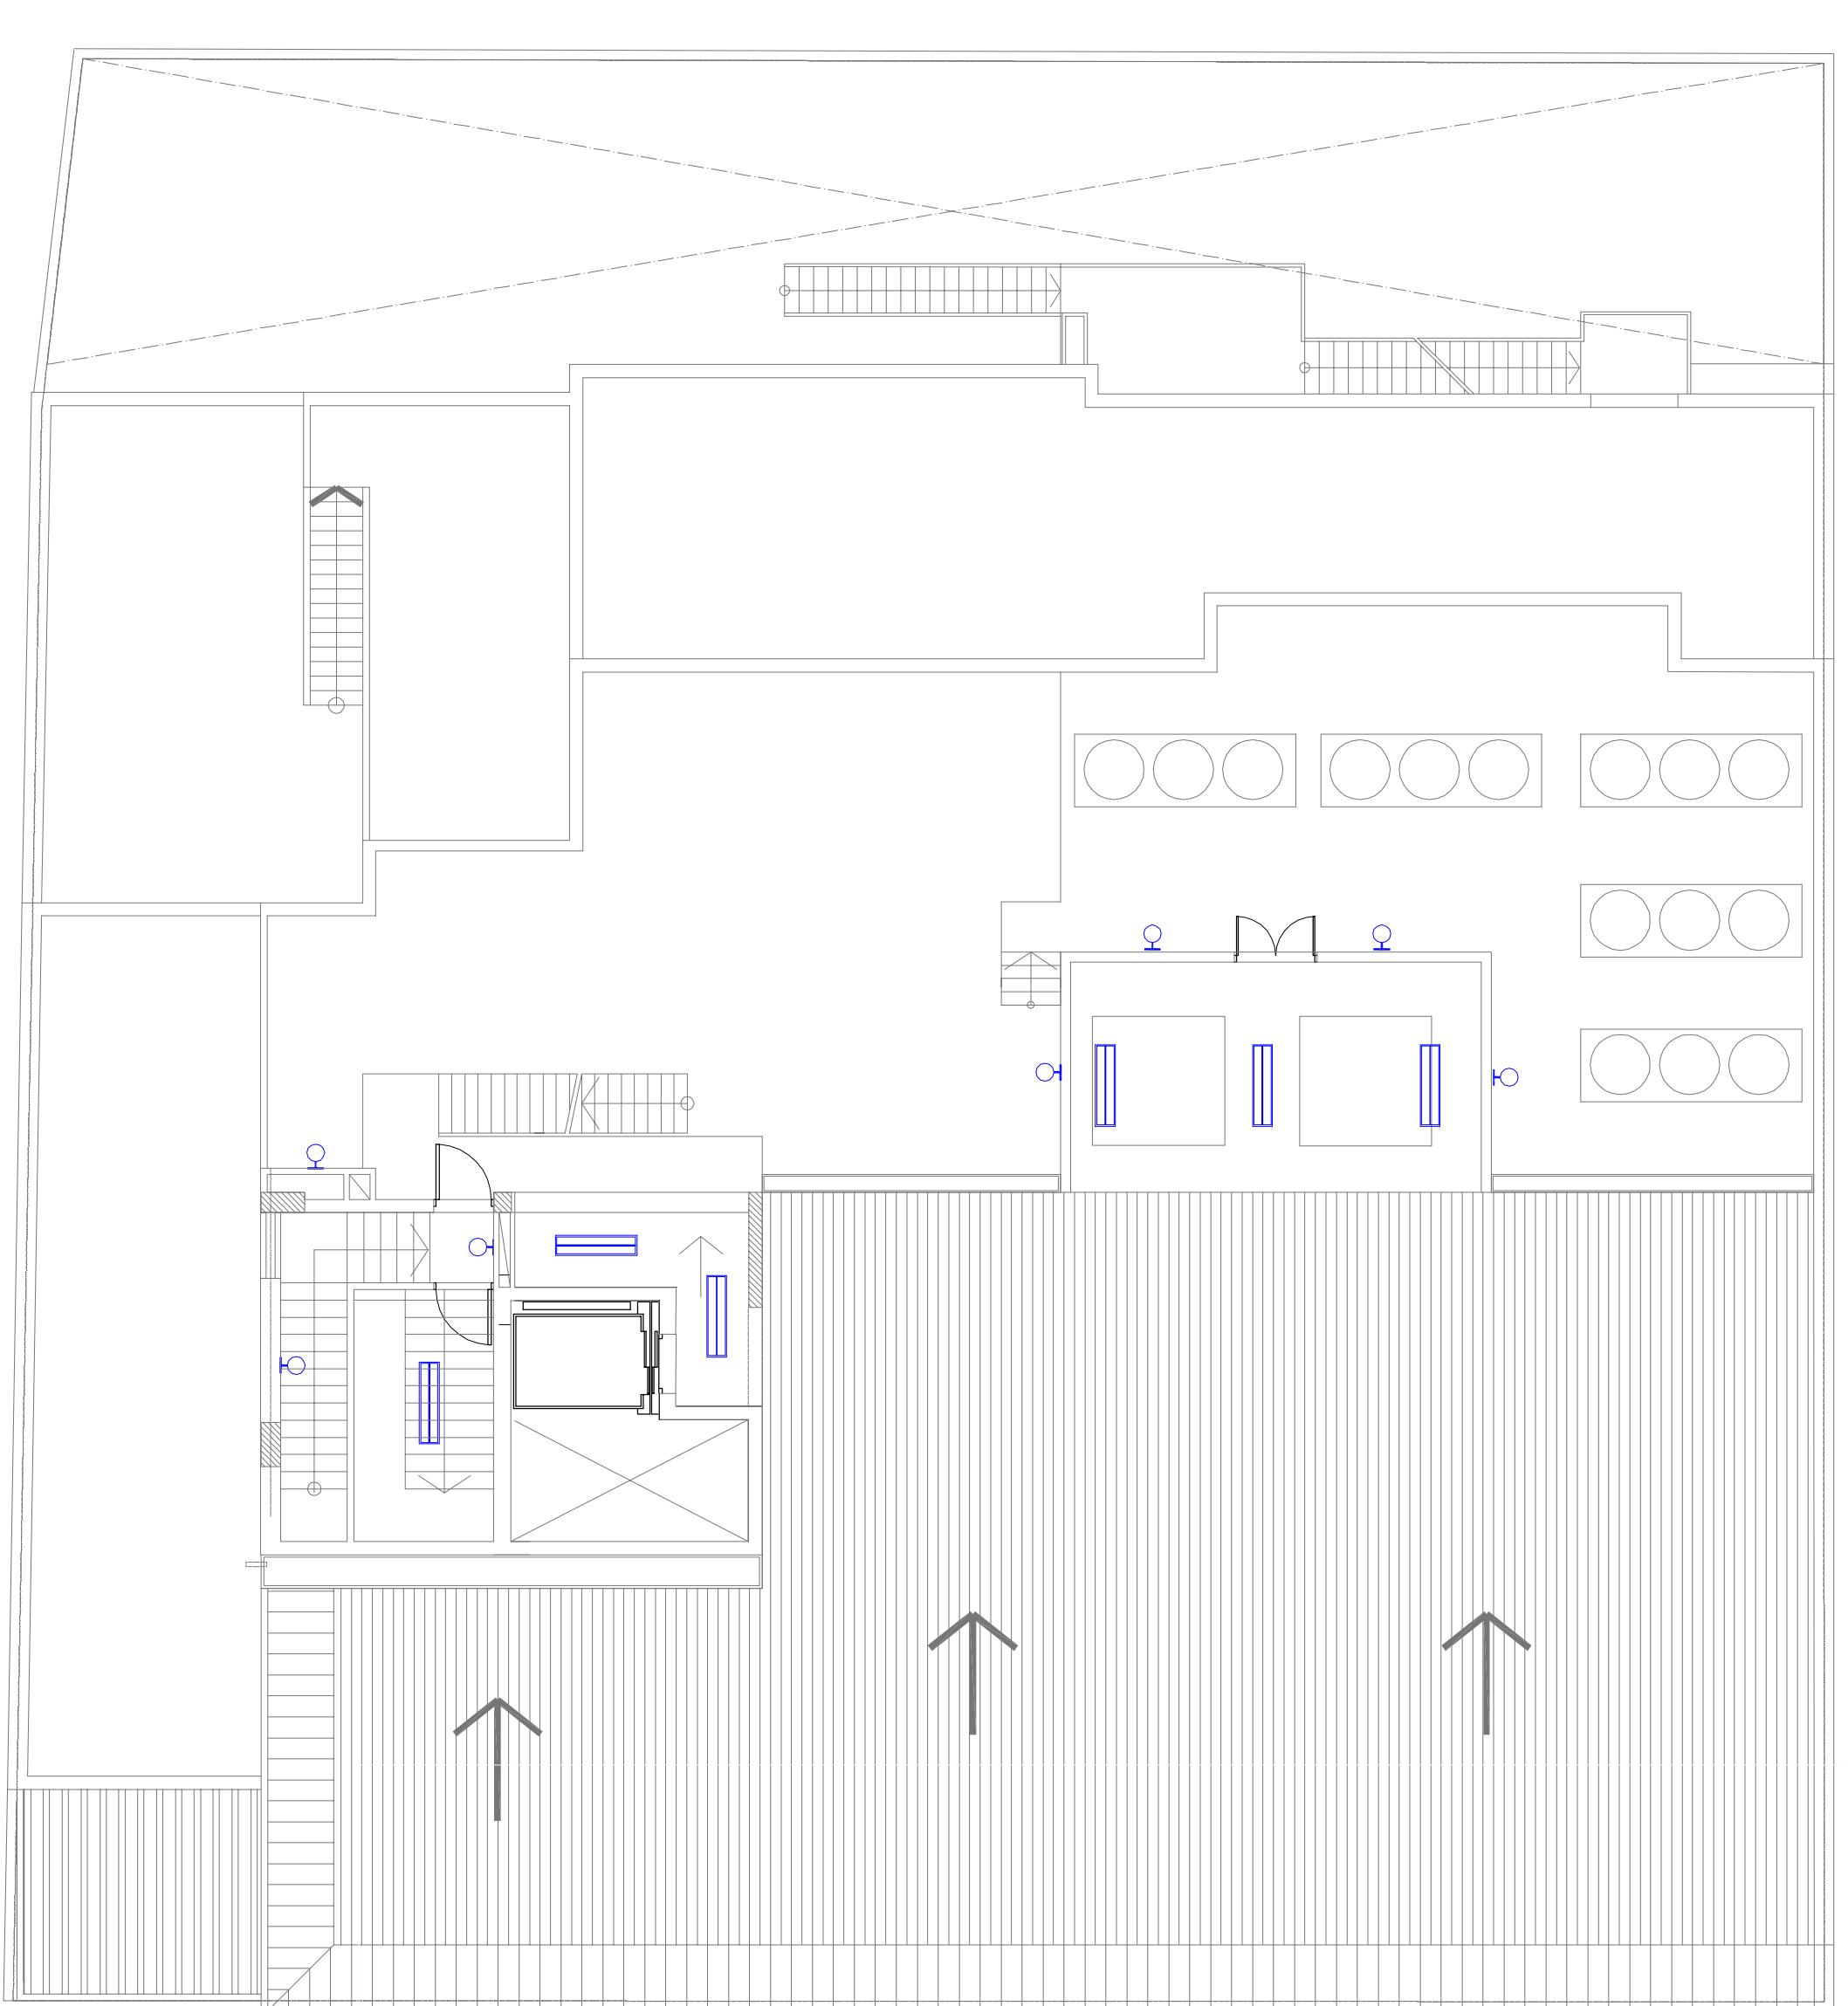

PLANTA SALA MAQ. ASCENSORES

LUMINARIAS

Luminaria fluorescente de tubo de resina para exterior con difusor por efecto mampostería y tubos unirante


cúpula por efecto zincada, y proyectado con paneles de policlorofenol completo con transformador y cableado.

OFFICE 230 Ps/90 de lumene o similar

OFICE 230 Ps/90 de lumene o similar

OFFICE 230 Ps/90 de lumene o similar

PLANTA TANQUES

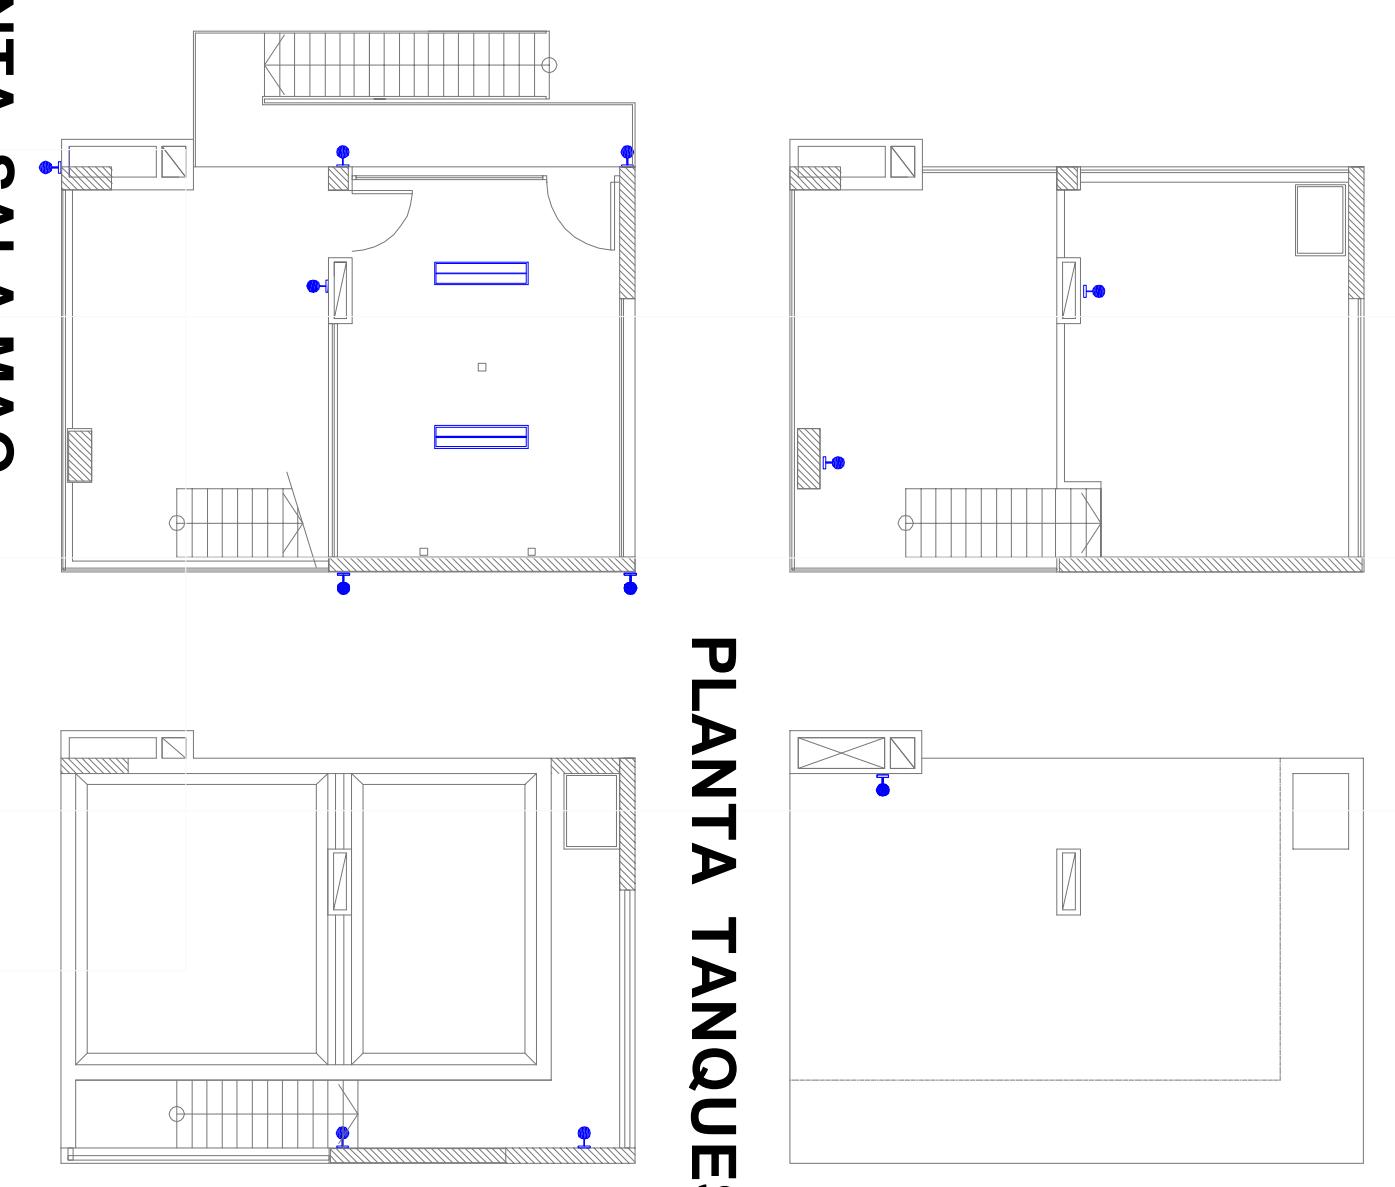

Proyecto: Data Center SANTA FE

Ubicación: Calle San Martín 1349 - Santa Fe

Electrificación - Iluminación

Nº 05-2

ELECTRICIDAD

Escala: 1:100

JUAN EUGENIO PROVENCAL

SISTEMA PARA FABRICAS Y ESTABLOS

MINISTERIO DE ECONOMIA

MINISTERIO DE GUBERNACION

REFORMA DEL ESTADO

Fechas: Agosto 2000

	GOBIERNO DE SANTA FE
ELECTRIFICACION - ILUMINACION	Nº 05-2