



PLANTA SALA DE
MAQ. DE ASCENSORES

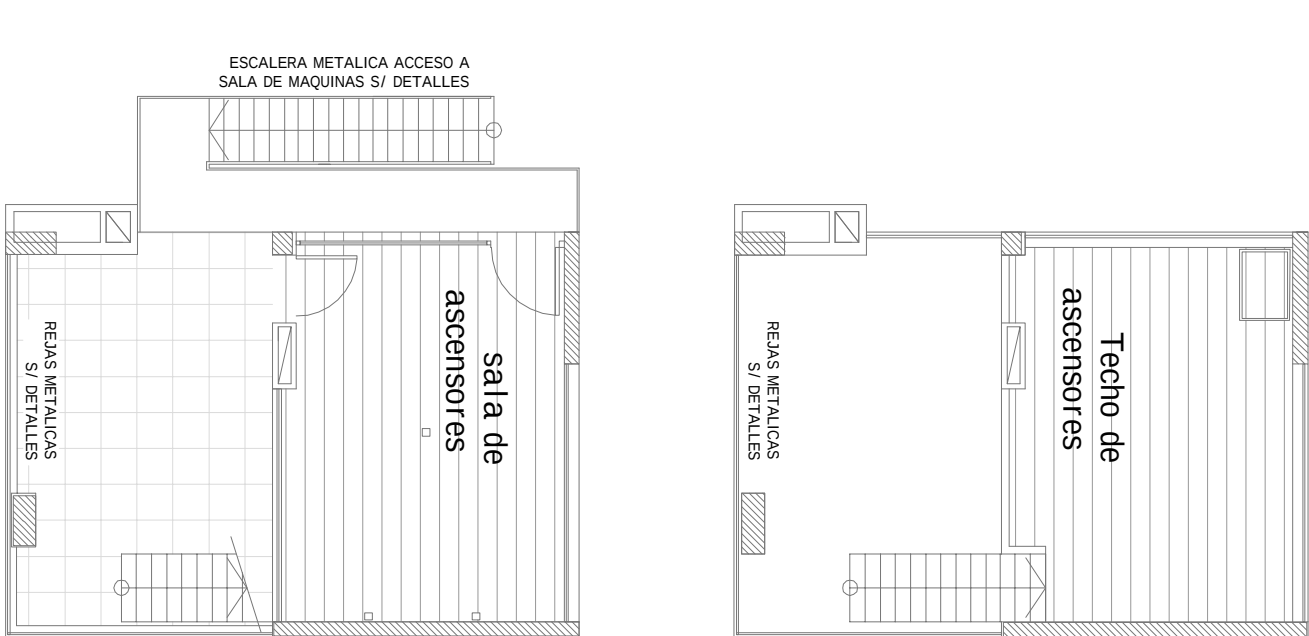

- mosaico granítico tipo blanco o similar 40 x 40
color sahara 323
- mosaico granítico tipo blanco o similar 40 x 40
color terra 358
- mosaico granítico tipo blanco o similar 40 x 40
color chocolate 361
- mosaico granítico tipo blanco o similar 40 x 40
color dorado 326
- mosaico granítico tipo blanco o similar 40 x 40
color venecia 356
- piso técnico 60 x 60.
- baldares cerámica 20 x 20 o
- terrazza seca 40 x 40
- hormigon llanado
con terminacion rasado
hormigon llanado
con terminacion lisa
- carpetas de cto. rodillada

PLANTA TANQUE DE
RESERVA E INCENDIO

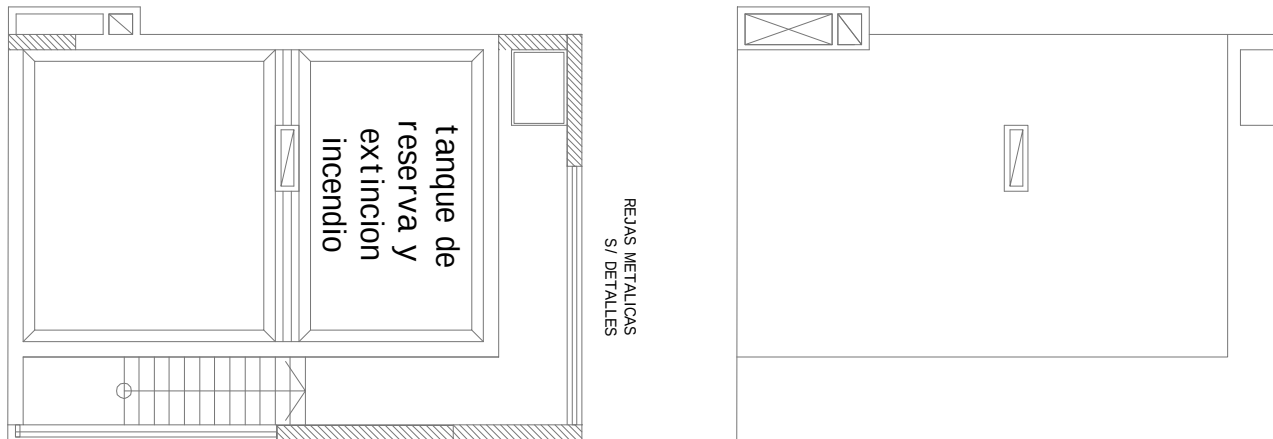

GOBIERNO DE SANTA FE

Proyecto:
Data Center SANTA FE
Ubicación: Calle San Martí 1349 - Santa Fe


PISOS - PLANTAS

SECRETARÍA DE TECNOLOGÍAS
UNIDAD EJECUTIVA REGIONAL
MINISTERIO DE GOBIERNO Y
REGIÓN DEL SUR


SECRETARÍA DE TECNOLOGÍAS
MINISTERIO DE GOBIERNO Y
REGIÓN DEL SUR

Nº 782-1
PISOS
Escala: 1:200


Fecha: Agosto 2020

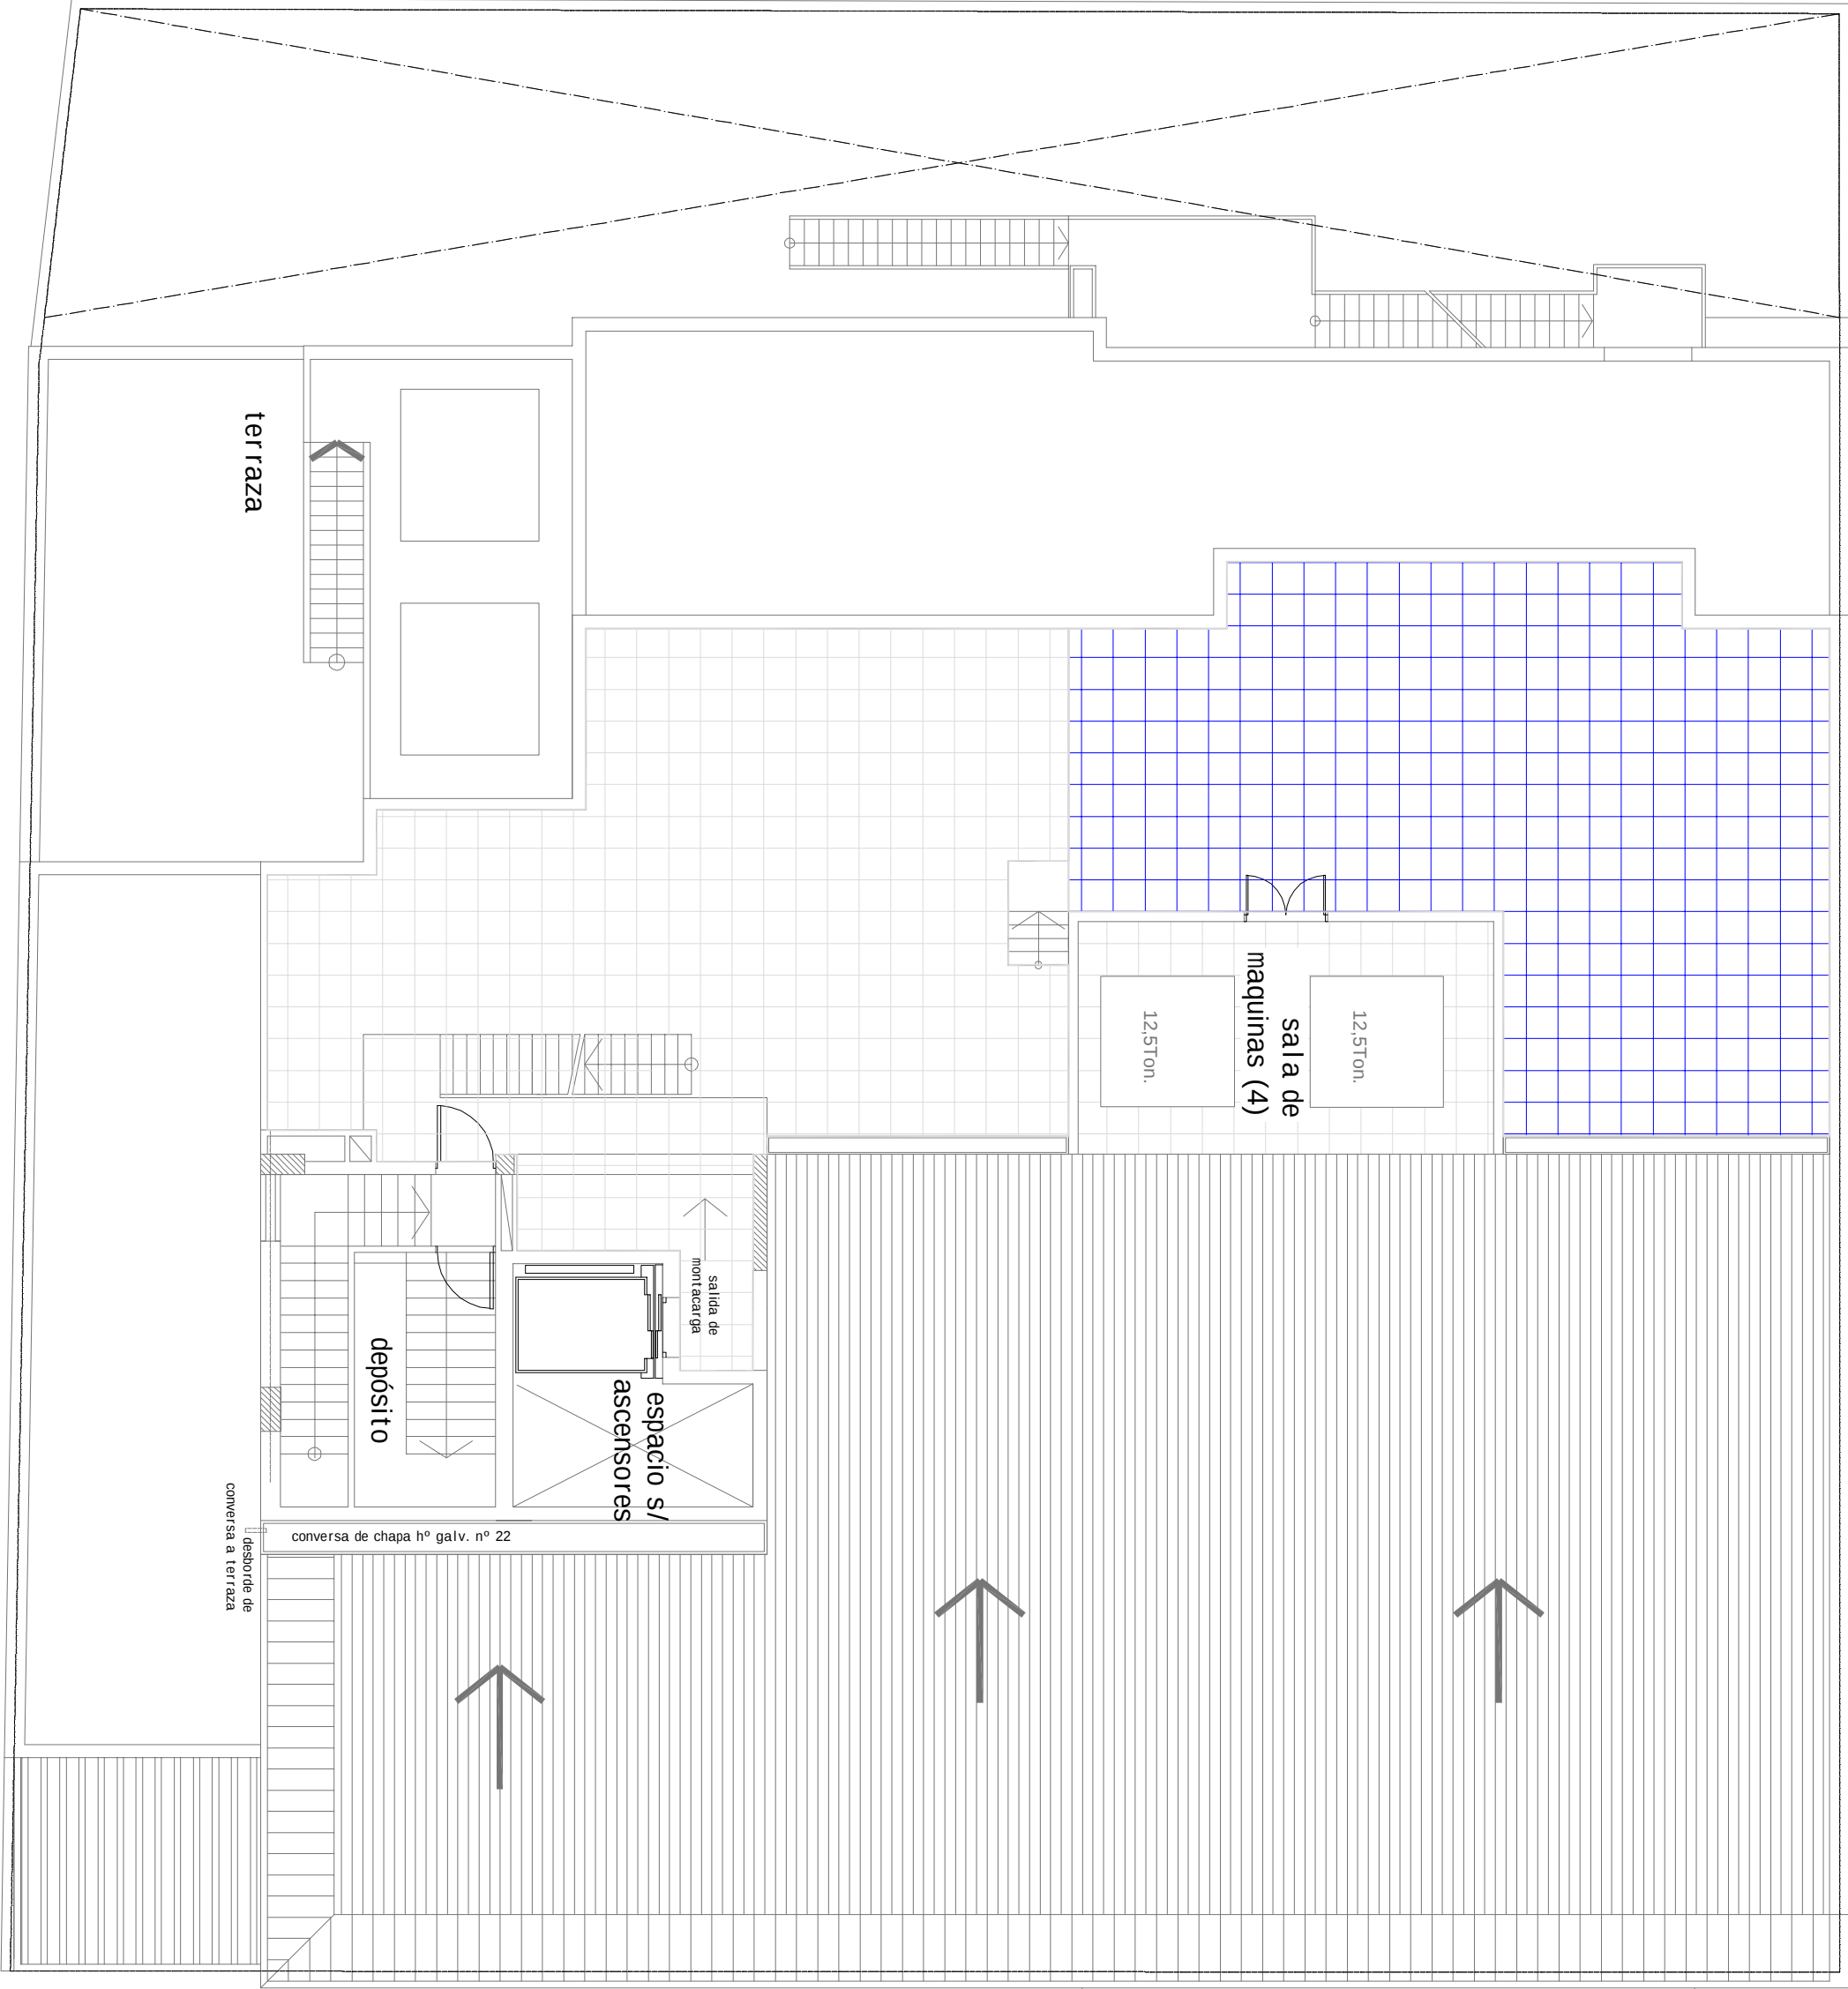


PLANTA TERRAZA

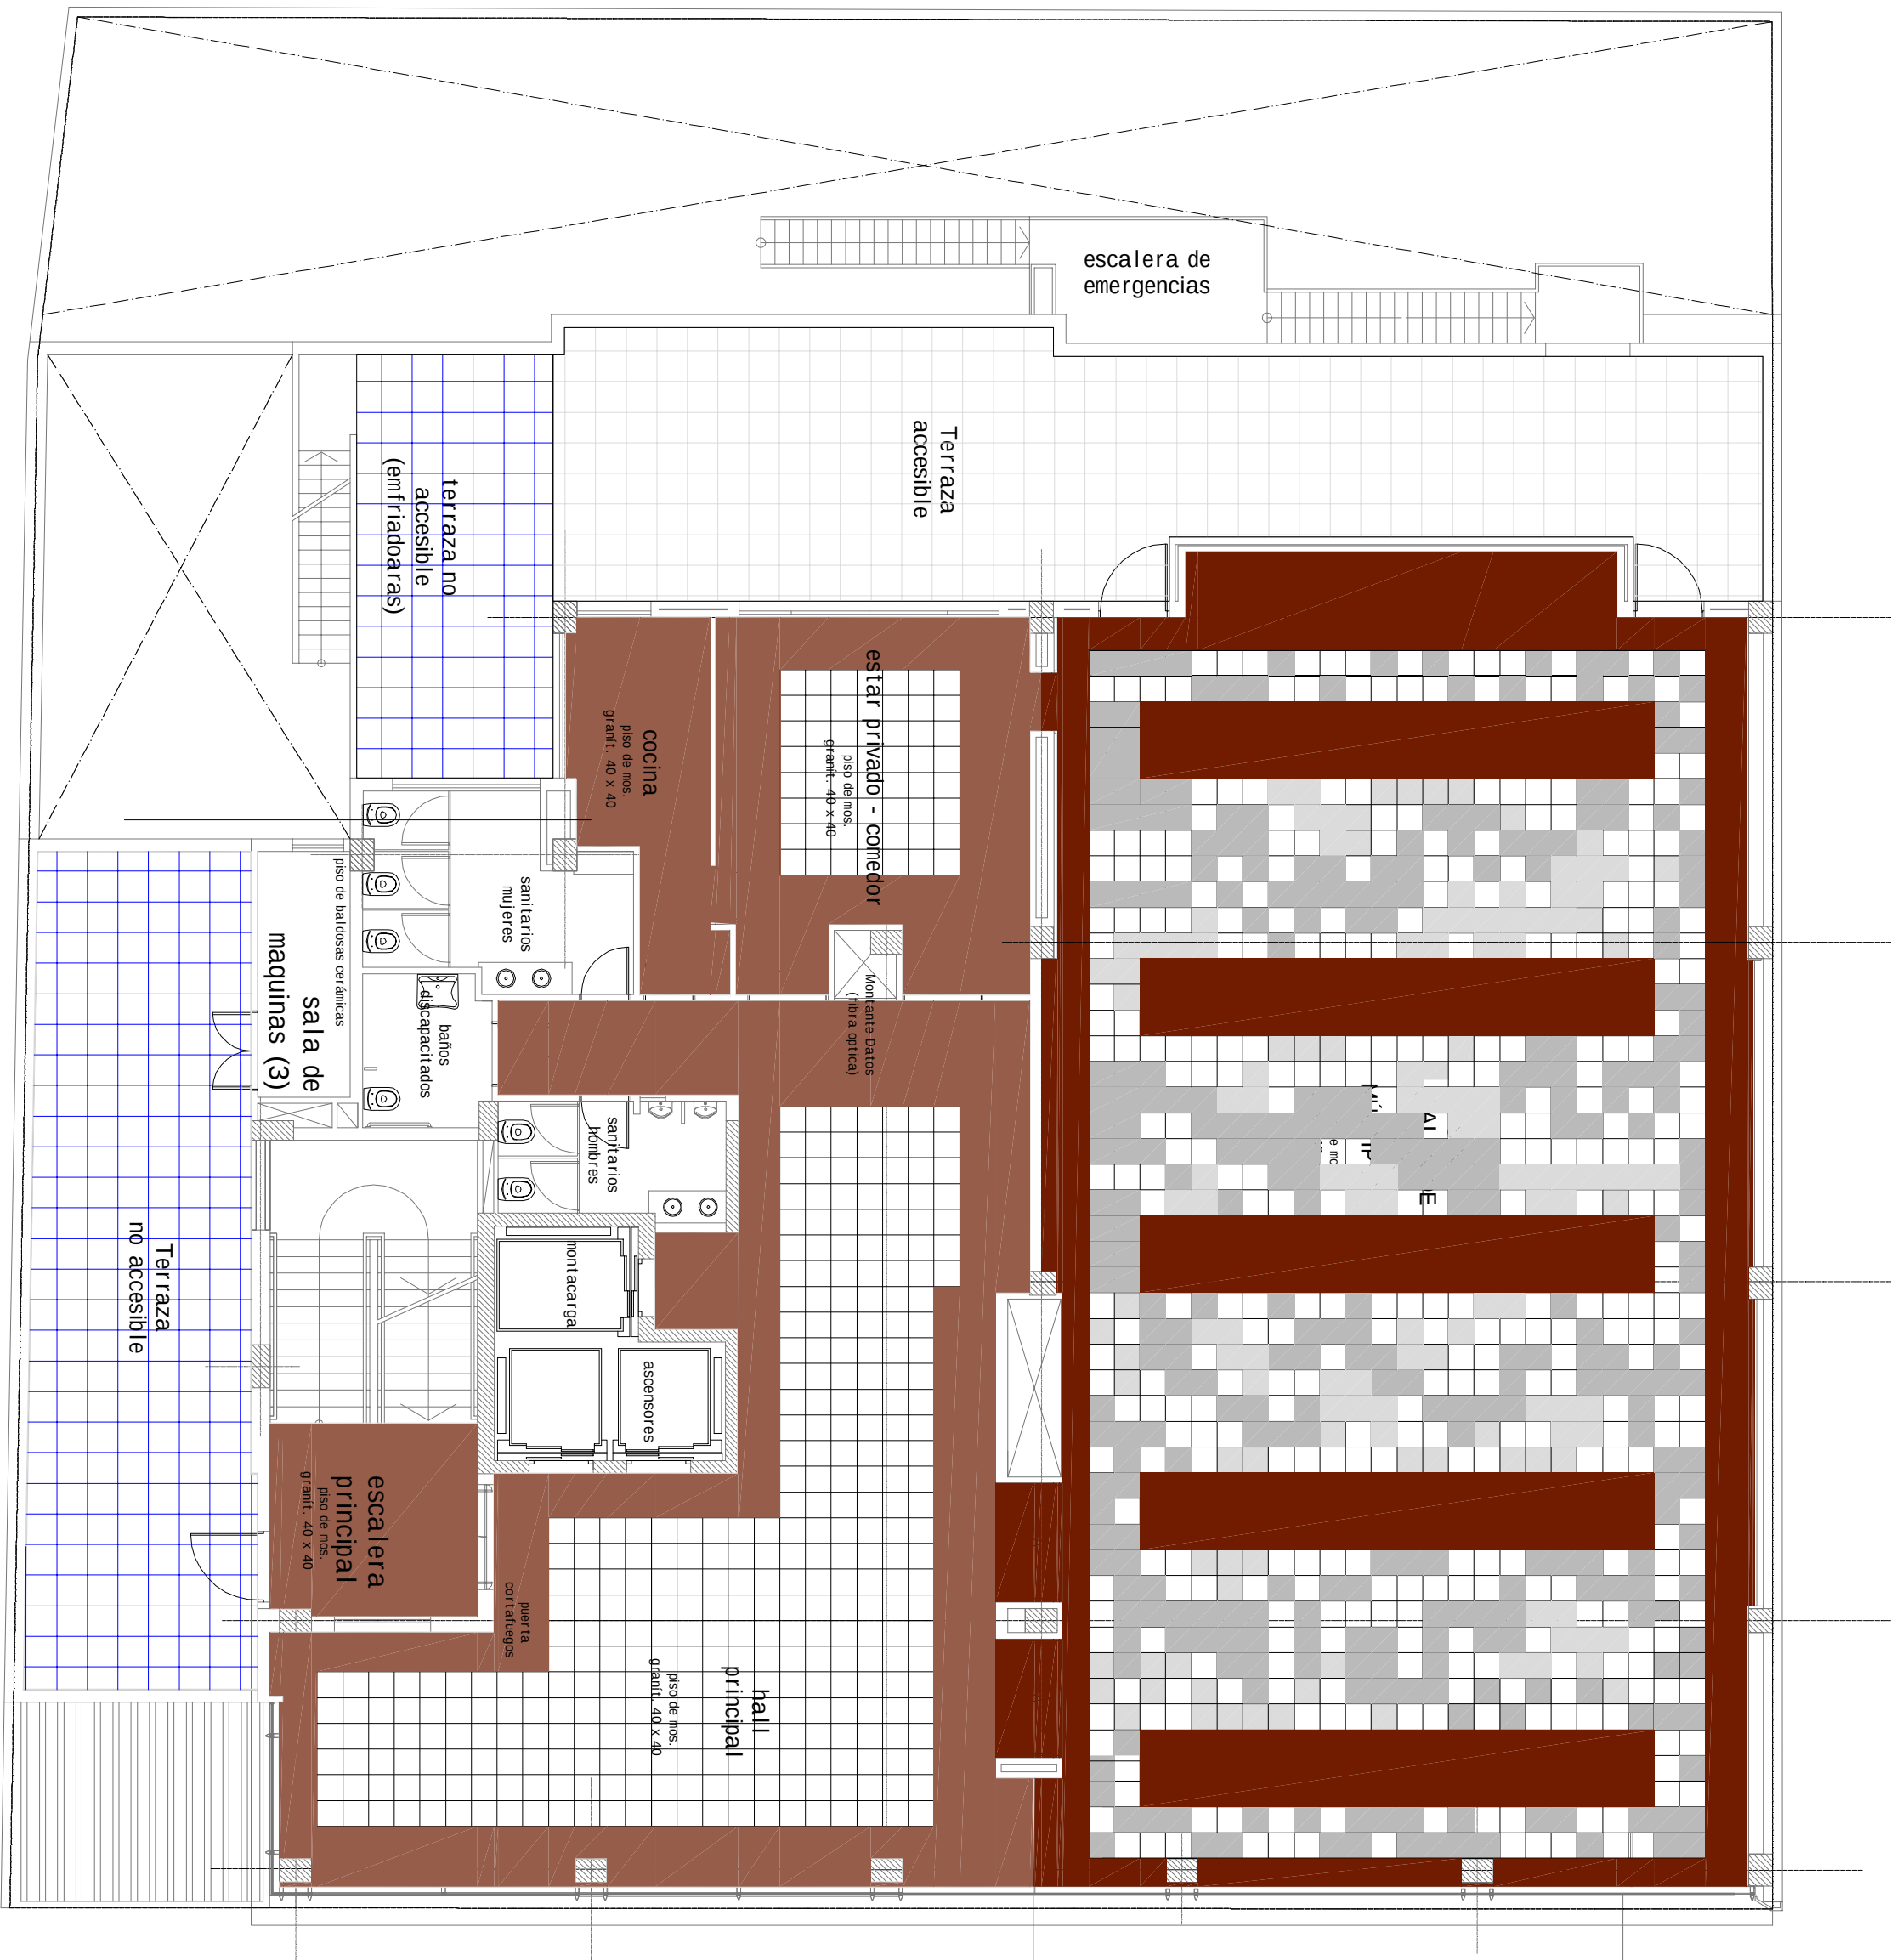

PLANTA 2DO PISO

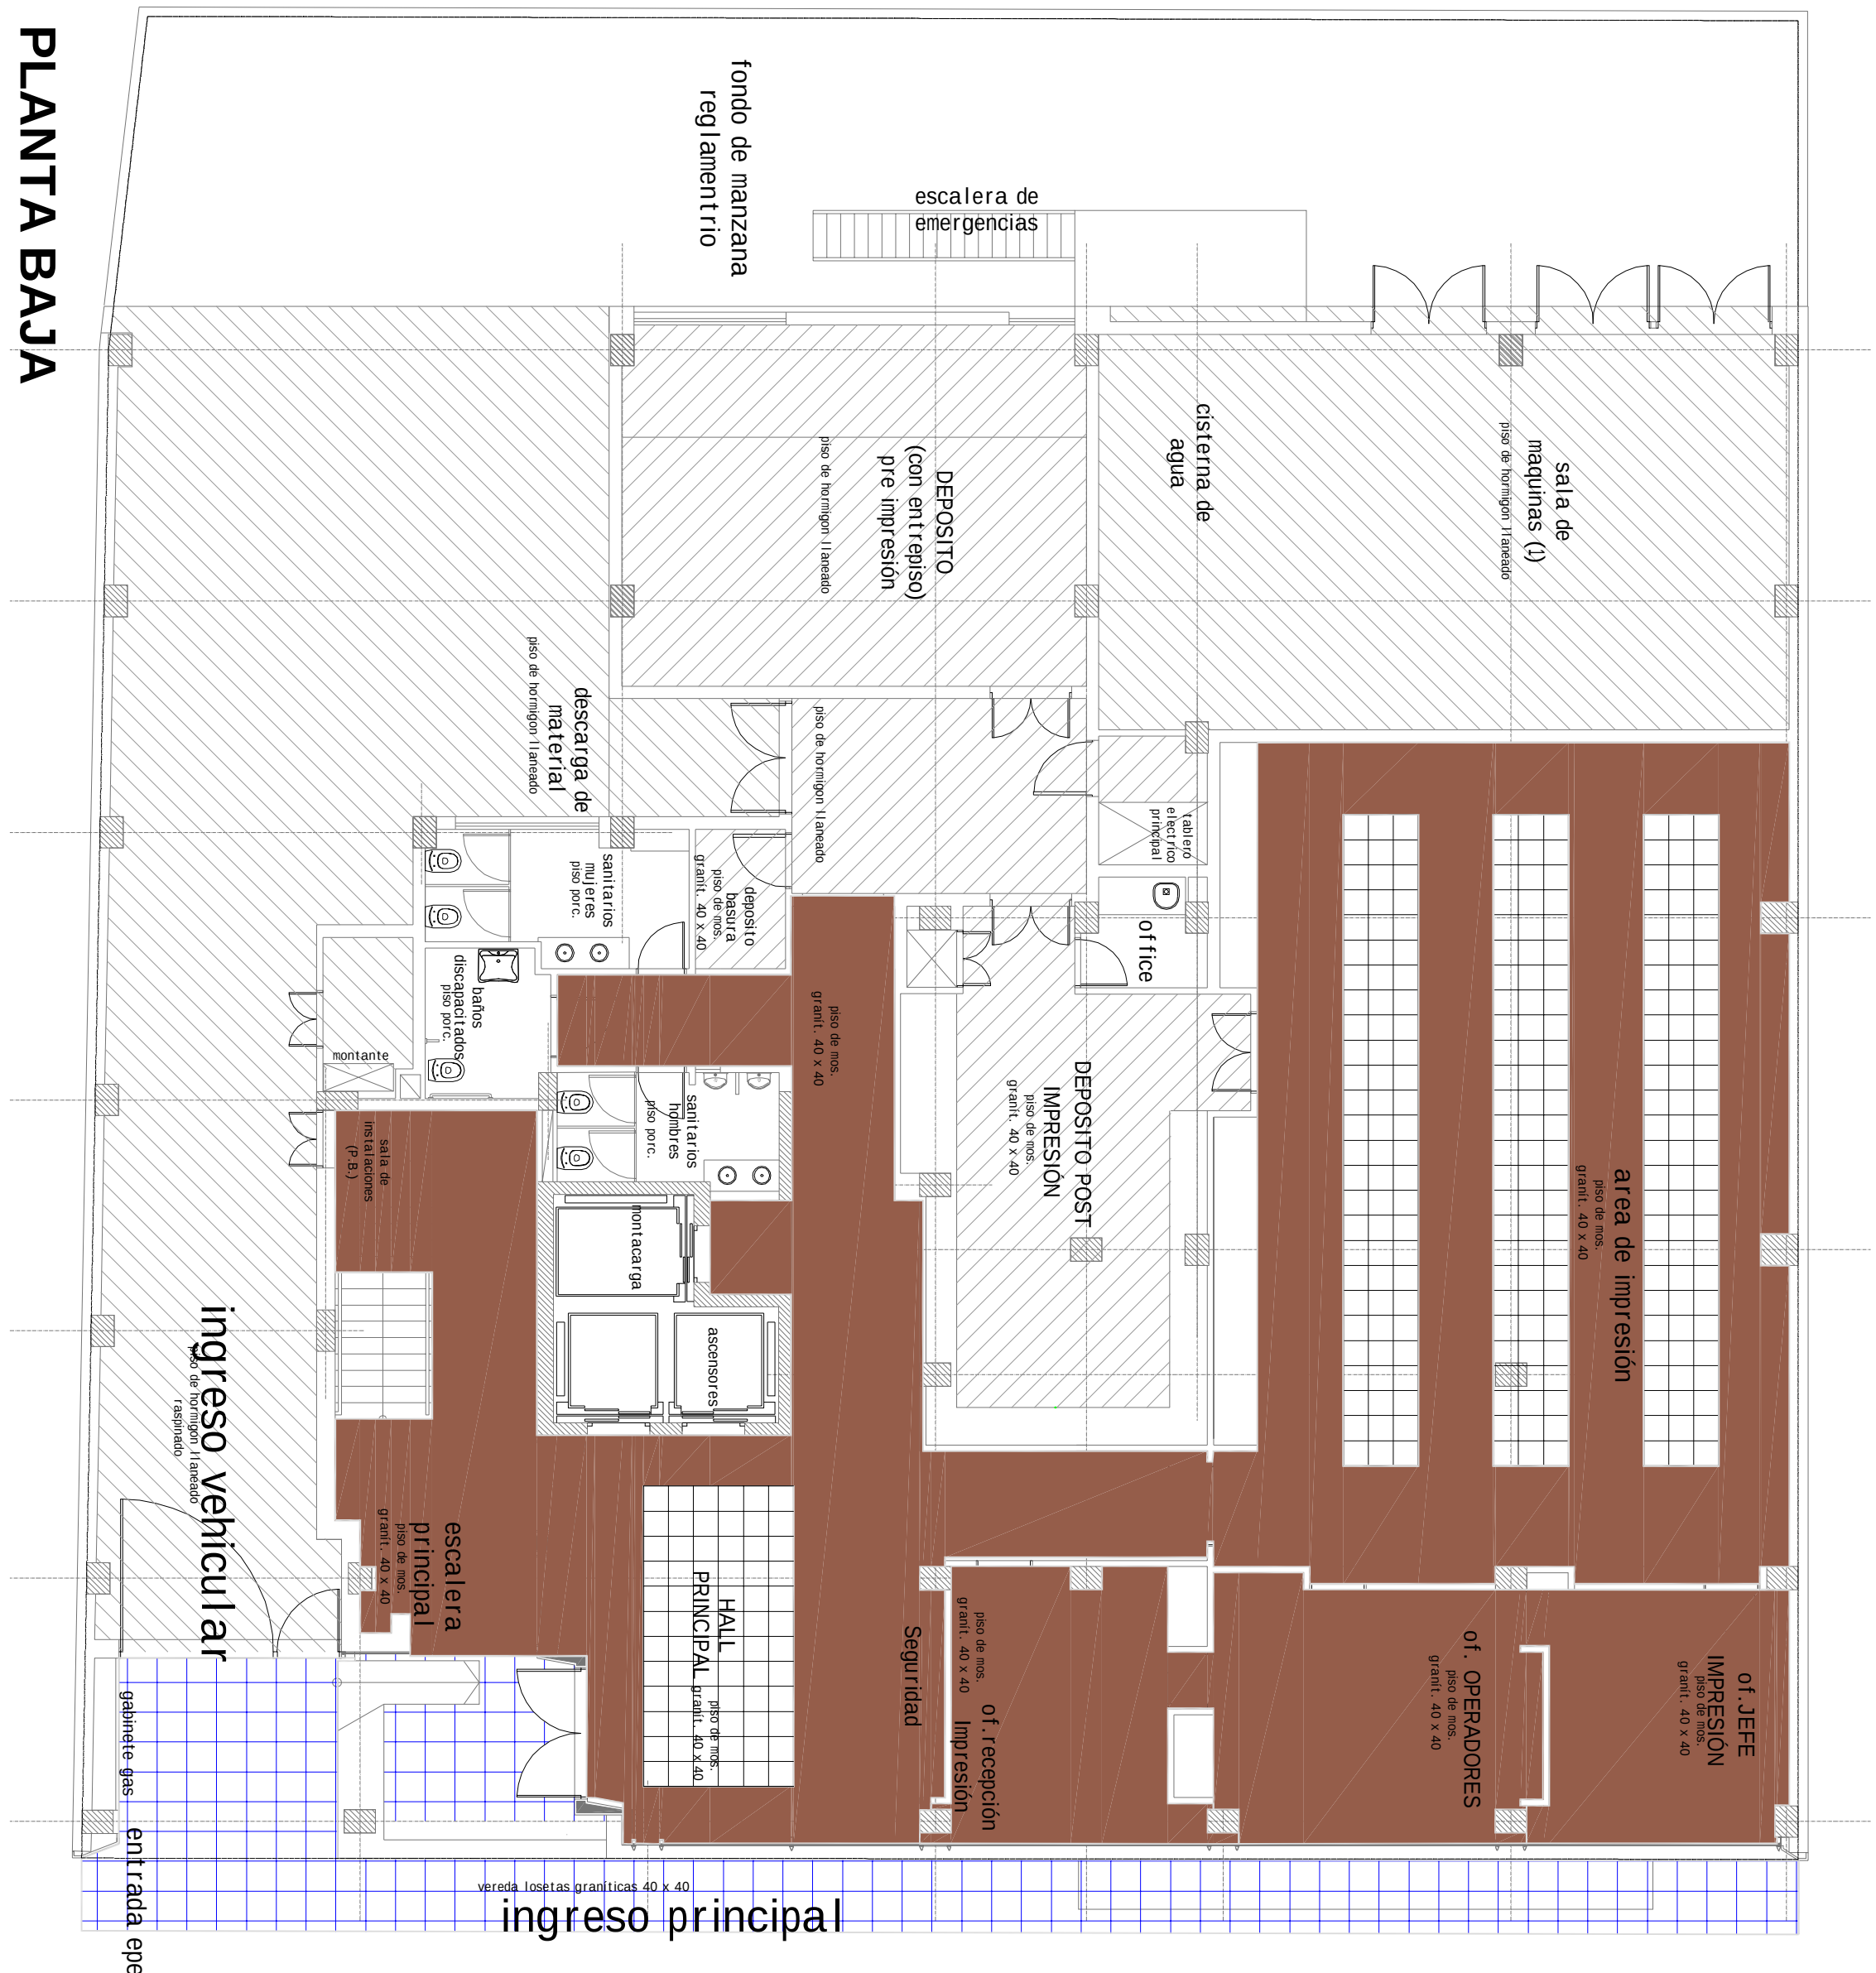

PLANTA BAJA

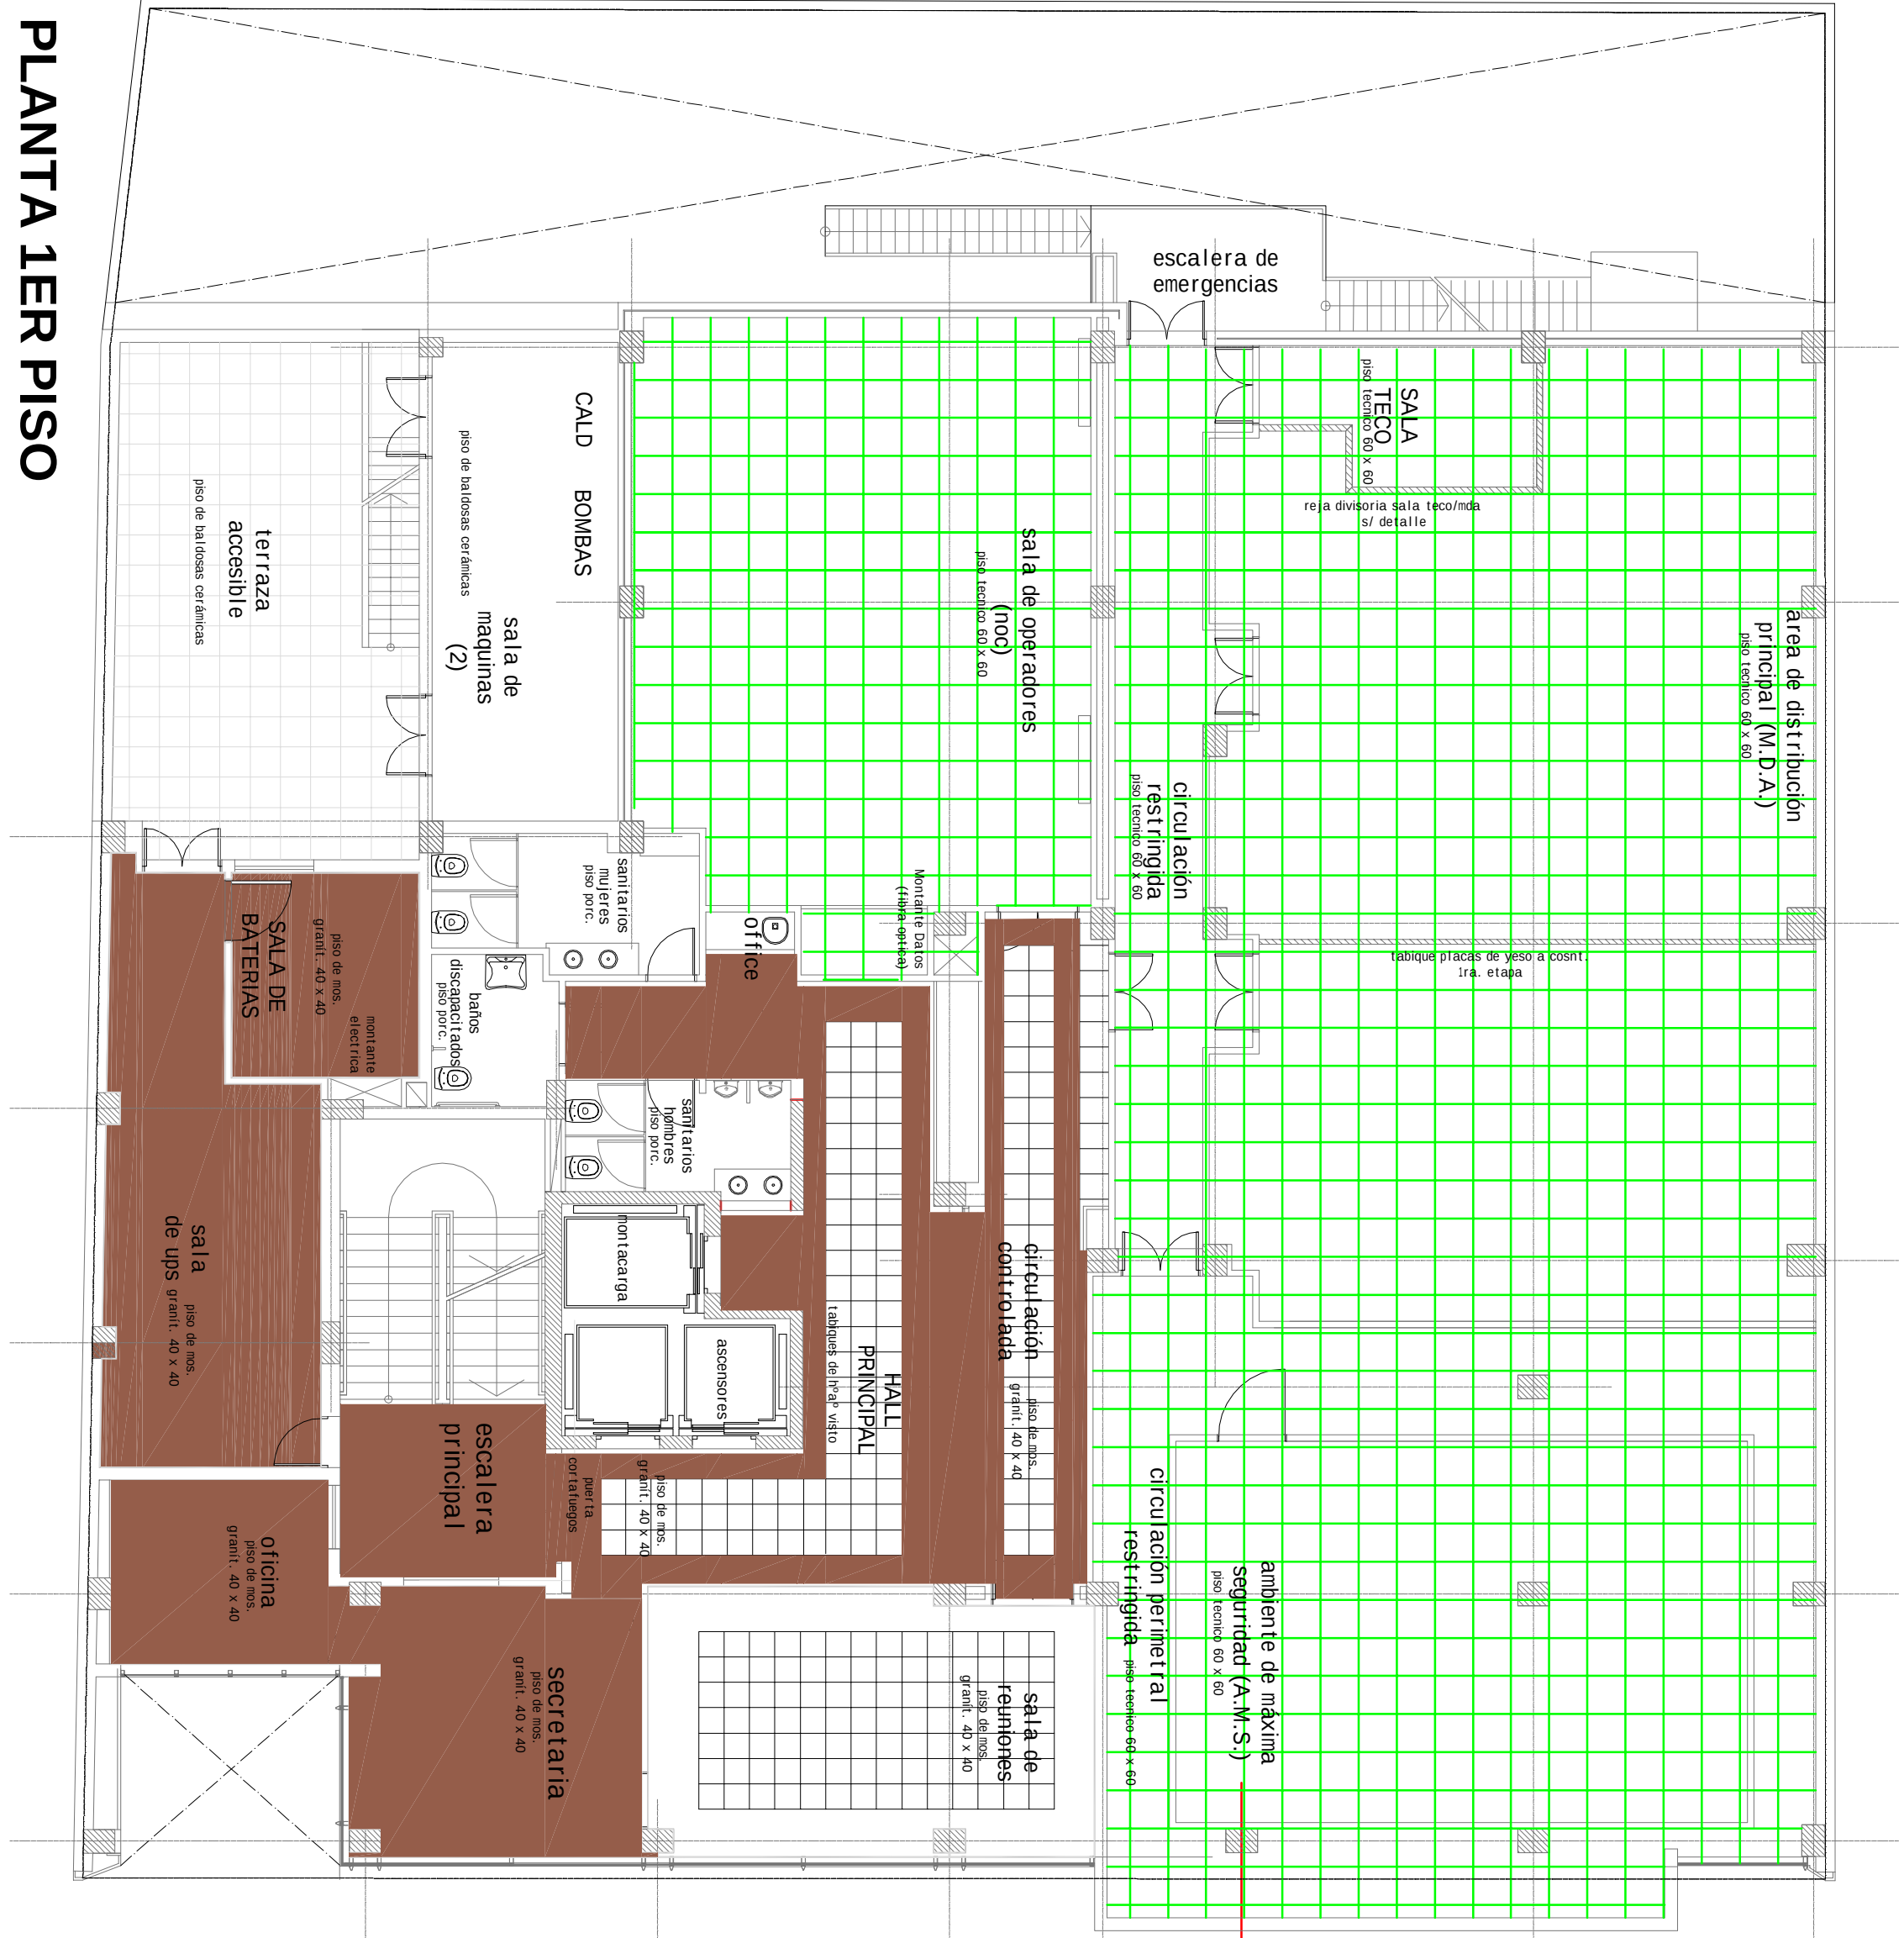

PLANTA 1ER PISO