


Juan José Paso

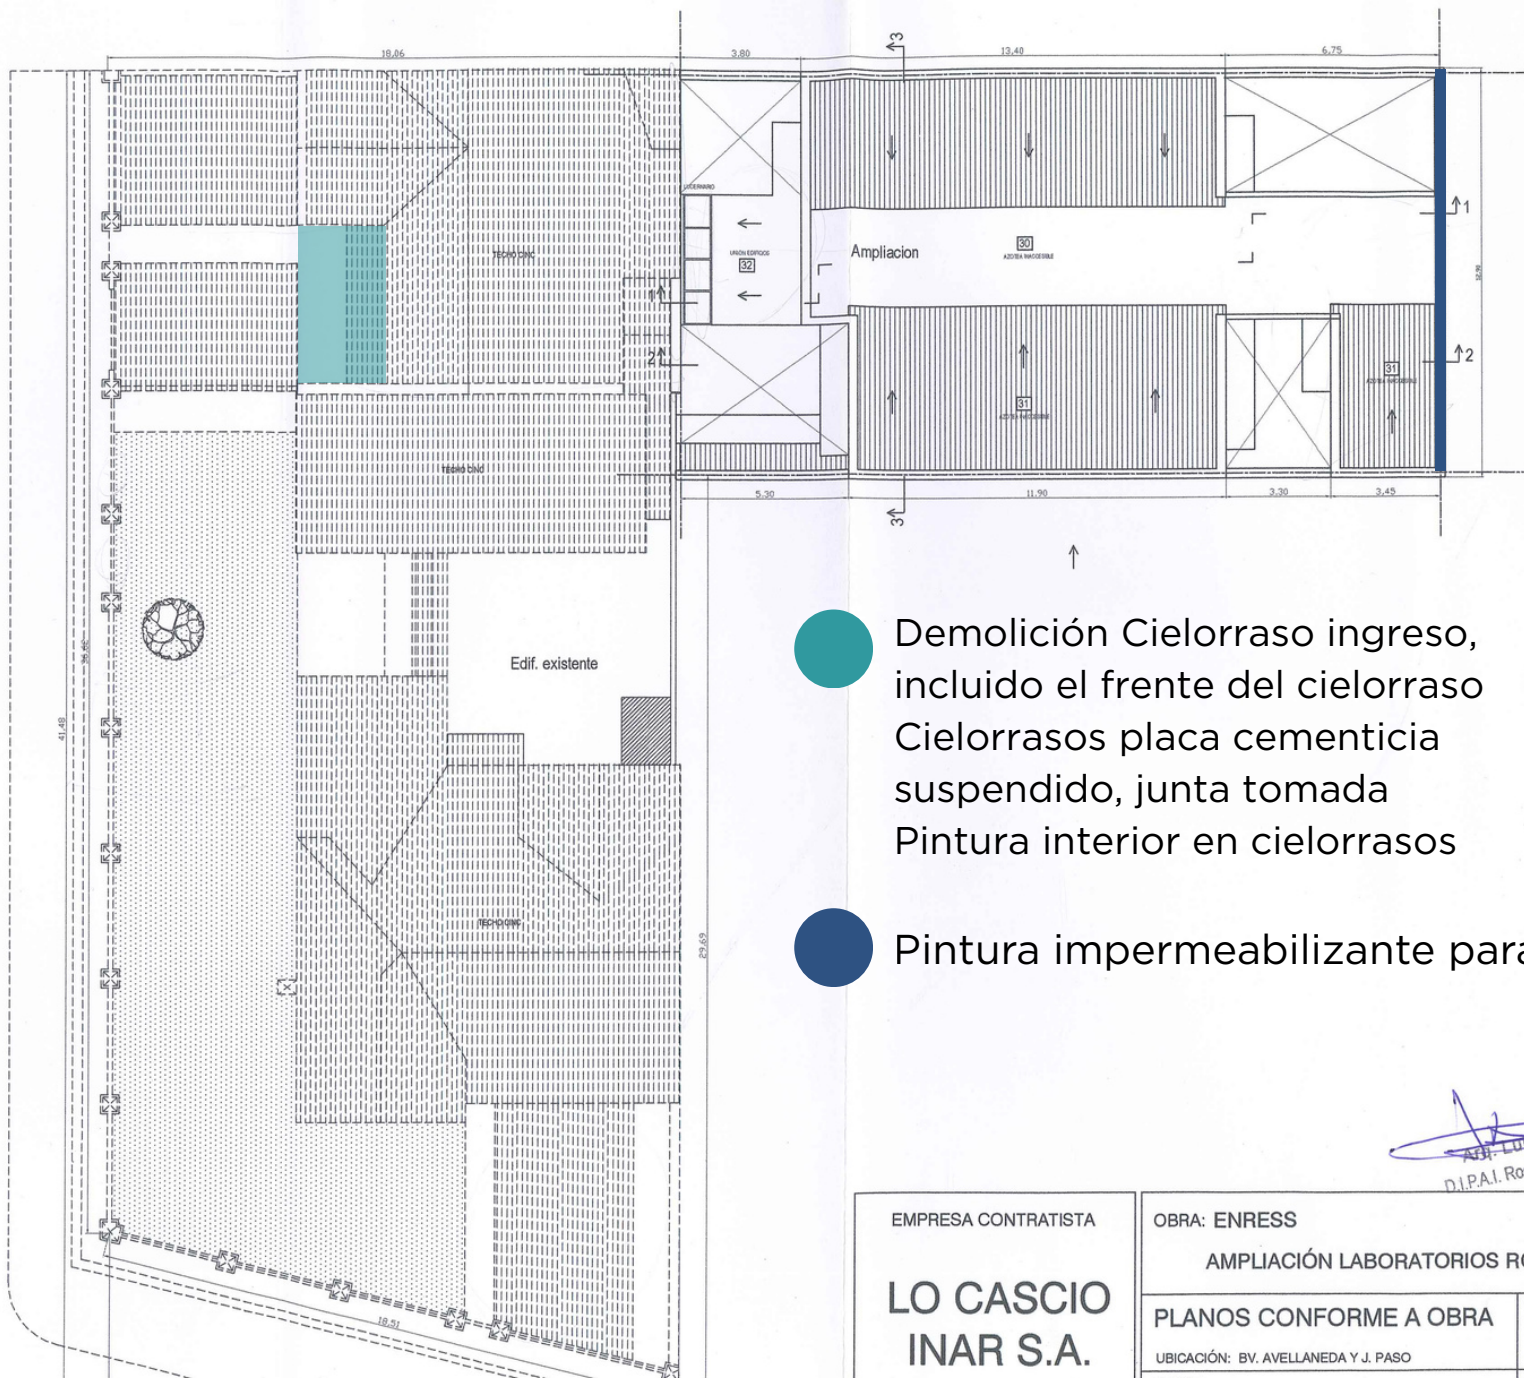

Demolición Cielorraso ingreso, incluido el frente del cielorraso  
Cielorrasos placa cementicia suspendido, junta tomada  
Pintura interior en cielorrasos

Pintura impermeabilizante para muros

EMPRESA CONTRATISTA

**LO CASCIO  
INAR S.A.**

OBRA: ENRESS

**AMPLIACIÓN LABORATORIOS ROSARIO**

PLANOS CONFORME A OBRA

UBICACIÓN: BV. AVELLANEDA Y J. PASO

PLANO:

UBICACION - AZOTEA

Nº EXPEDIENTE:  
00601-0033440-7


DIBUJO:  
ING. LUCIANO CALIO

FECHA:  
02/11/2010

ESCALA:  
1:150


**03**

*[Signature]*  
D.I.P.A.I. Rosar

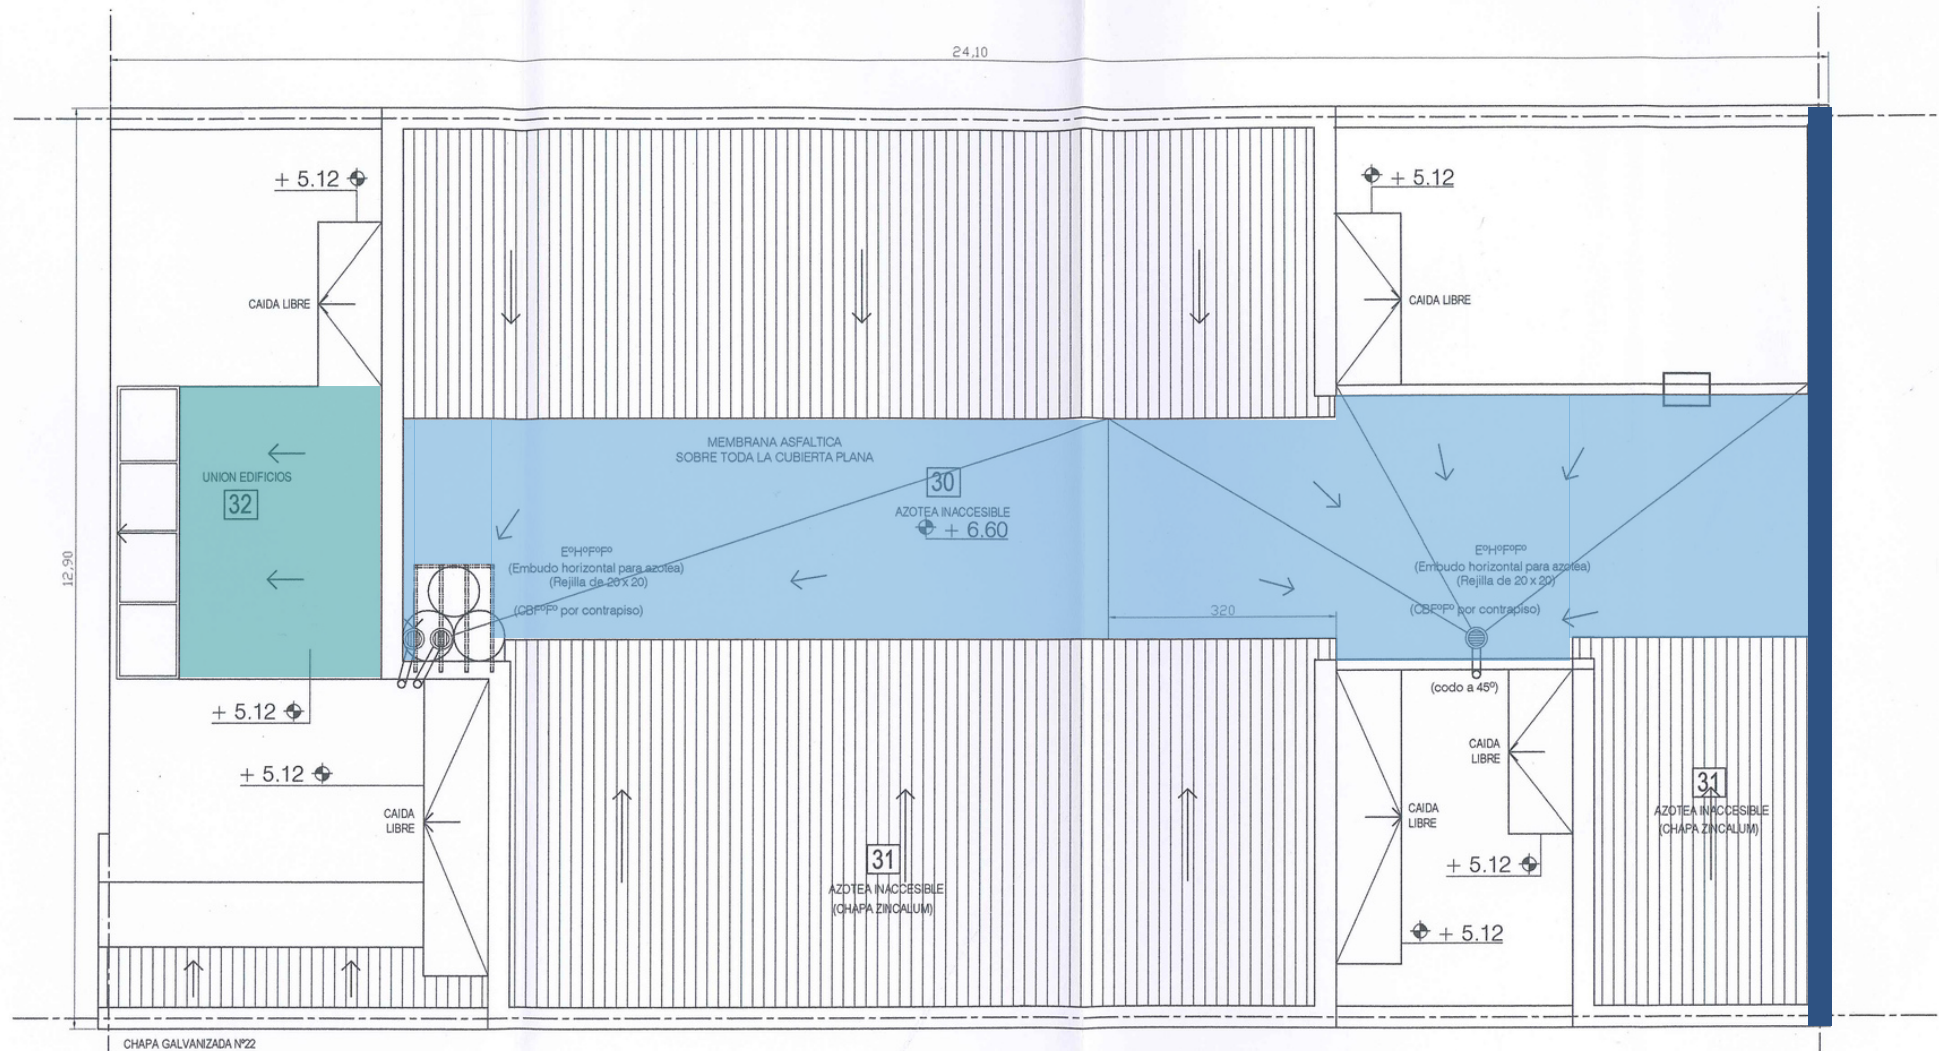

- Picado de contrapisos en losa
- Contrapiso Liviano sobre losa hueco escalera
- Impermeabilización cubierta plana completa
- Pintura impermeabilizante para muros
- Impermeabilización / Cubierta plana completa

|                                                              |                                                               |                                          |                                                                              |
|--------------------------------------------------------------|---------------------------------------------------------------|------------------------------------------|------------------------------------------------------------------------------|
| <b>EMPRESA CONTRATISTA</b><br><br><b>LO CASCIO INAR S.A.</b> | <b>OBRA: ENRESS</b><br><b>AMPLIACIÓN LABORATORIOS ROSARIO</b> |                                          | <b>FECHA:</b><br>02/11/2010                                                  |
|                                                              | <b>PLANOS CONFORME A OBRA</b>                                 |                                          | <b>ESCALA:</b><br>1:75                                                       |
|                                                              | <b>UBICACIÓN:</b> BV. AVELLANEDA Y J. PASO                    | <b>N° EXPEDIENTE:</b><br>00601-0033440-7 | <div style="font-size: 2em; font-weight: bold; text-align: center;">24</div> |
|                                                              | <b>PLANO:</b><br>INSTALACION PLUVIAL - AZOTEA                 | <b>DIBUJO:</b><br>ING. LUCIANO CALIO     |                                                                              |

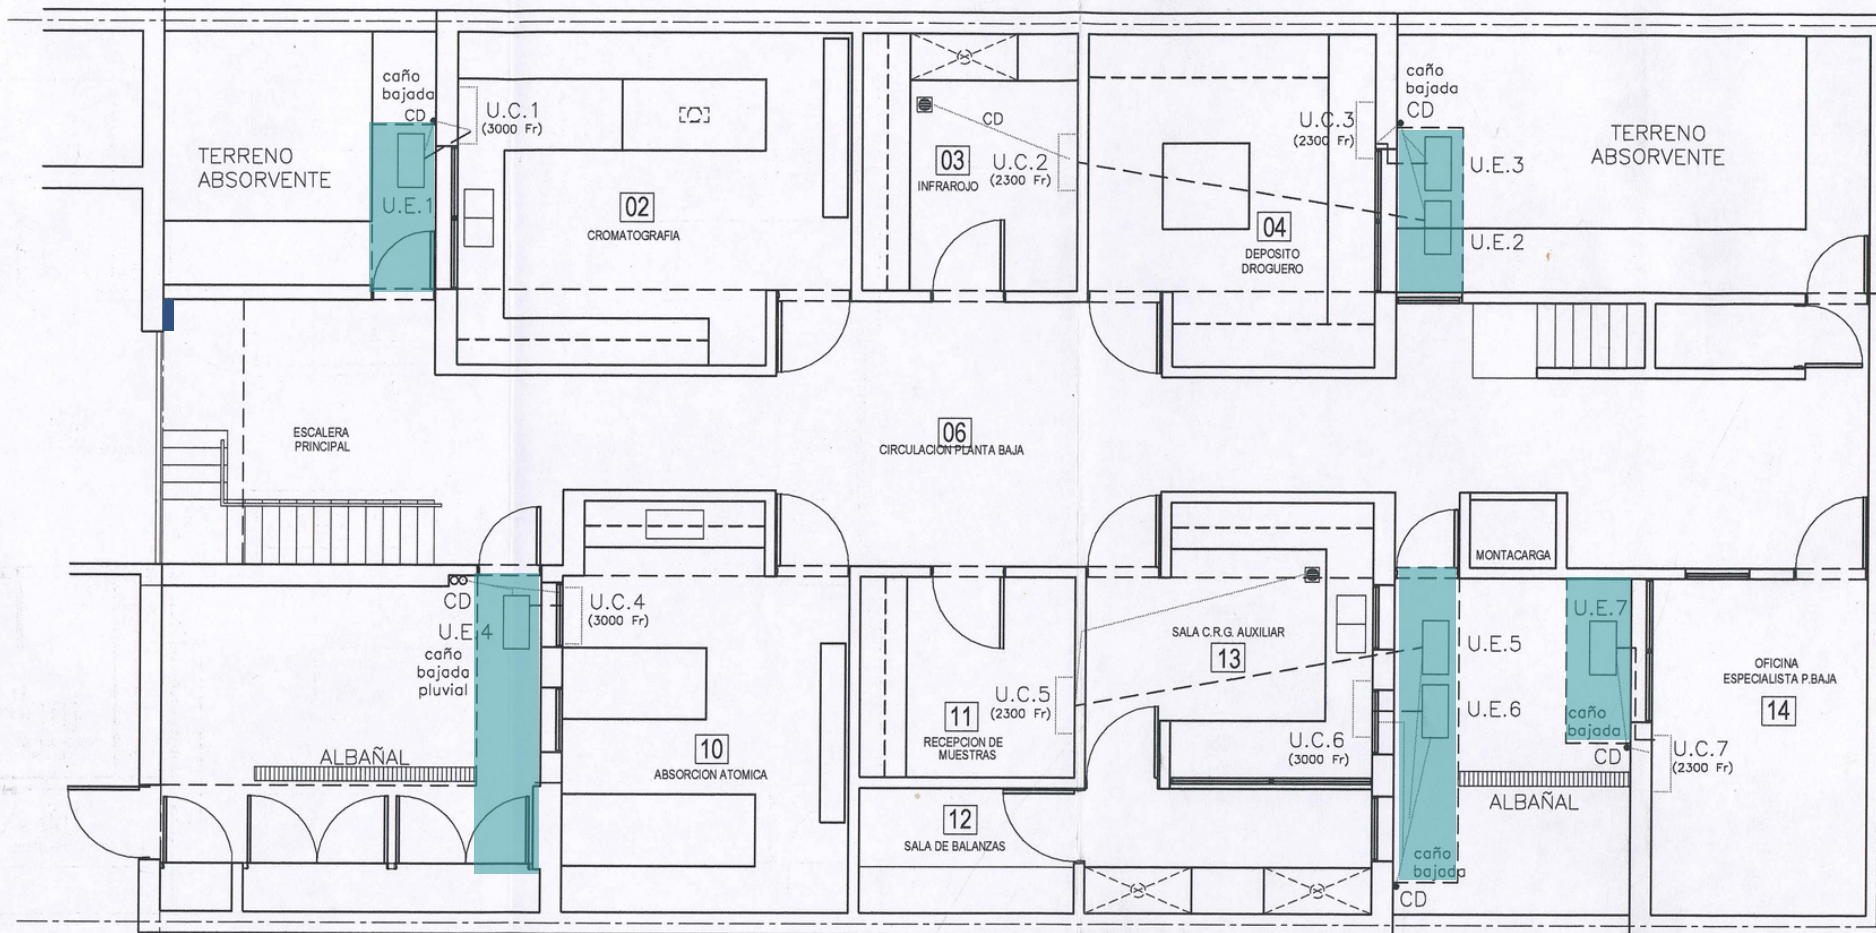

REFERENCIAS:

U.E. UNIDAD EVAPORADORA

U.C. UNIDAD CONDENSADORA

CAÑERIA DE INTERCONEXION

CD CAÑO DESAGÜE  $\varnothing 60$  A  
ALBAÑAL O TERRENO ABSORVENTE

CAÑERIA DE DESAGÜE

impermeabilización aleros

reparación fisura



EMPRESA CONTRATISTA

**LO CASCO  
INAR S.A.**

OBRA: ENRESS

AMPLIACIÓN LABORATORIOS ROSARIO

PLANOS CONFORME A OBRA

UBICACIÓN: BV. AVELLANEDA Y J. PASO

PLANO:

AIRE ACONDICIONADO - PLANTA BAJA


Nº EXPEDIENTE:  
00601-0033440-7

DIBUJO:  
ING. LUCIANO CALIO

FECHA:  
02/11/2010

ESCALA:  
1:75

**37**

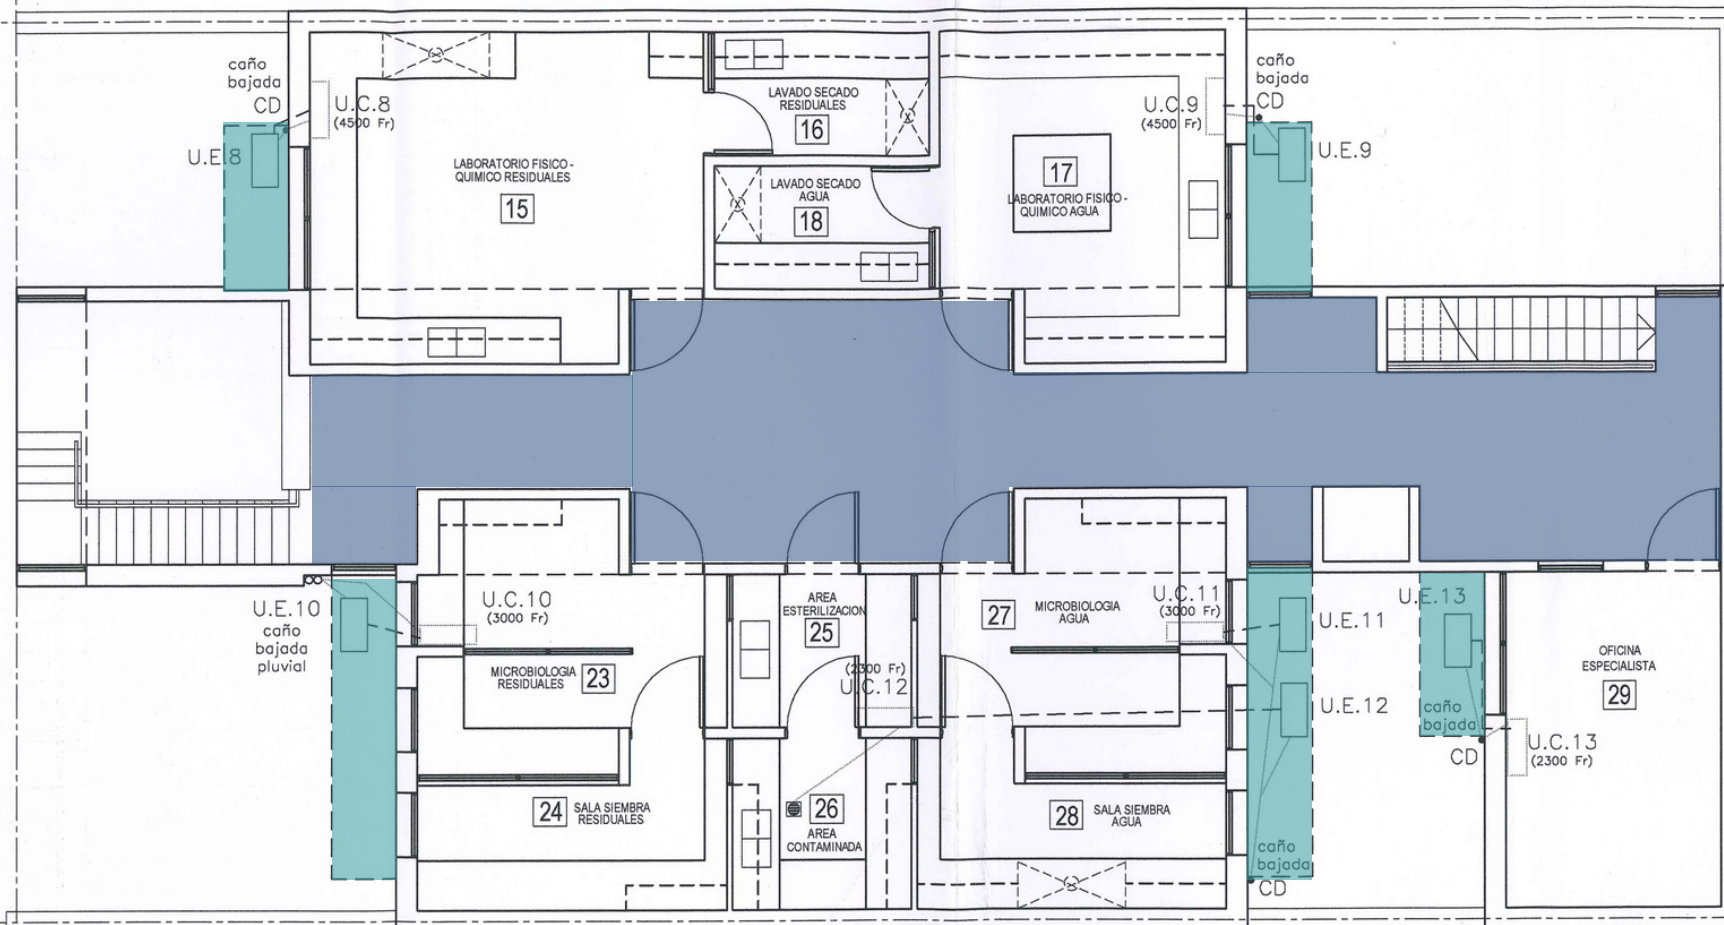

**impermeabilización aleros**

**Demolición Piso de planta alta**  
**Carpeta de cemento**  
**Cerámico 32x32**  
**Pintura interior en cielorrasos**

REFERENCIAS:

- U.E. UNIDAD EVAPORADORA
- U.C. UNIDAD CONDENSADORA
- CAÑERIA DE INTERCONEXION
- CAÑO DESAGÜE FeØ60 A ALBAÑAL O TERRENO ABSORVENTE
- CAÑERIA DE DESAGÜE



EMPRESA CONTRATISTA

**LO CASCIO**  
**INAR S.A.**

OBRA: ENRESS

AMPLIACIÓN LABORATORIOS ROSARIO

PLANOS CONFORME A OBRA

UBICACIÓN: BV. AVELLANEDA Y J. PASO

PLANO:

AIRE ACONDICIONADO - PLANTA ALTA

Nº EXPEDIENTE:  
00601-0033440-7

DIBUJO:  
ING. LUCIANO GALIO

FECHA:  
02/11/2010

ESCALA:  
1:75

**38**

Arq. Lucio Galio  
 D.I.P.A.I. Rosario - M.O.P. y V.

NUEVO EDIFICIO  
LABORATORIOS



**EnReSS**

Ente Regulador  
de Servicios Sanitarios

PLANTA REMODELADA

A02

J.J.PASO 675

FECHA  
NOV  
2024